


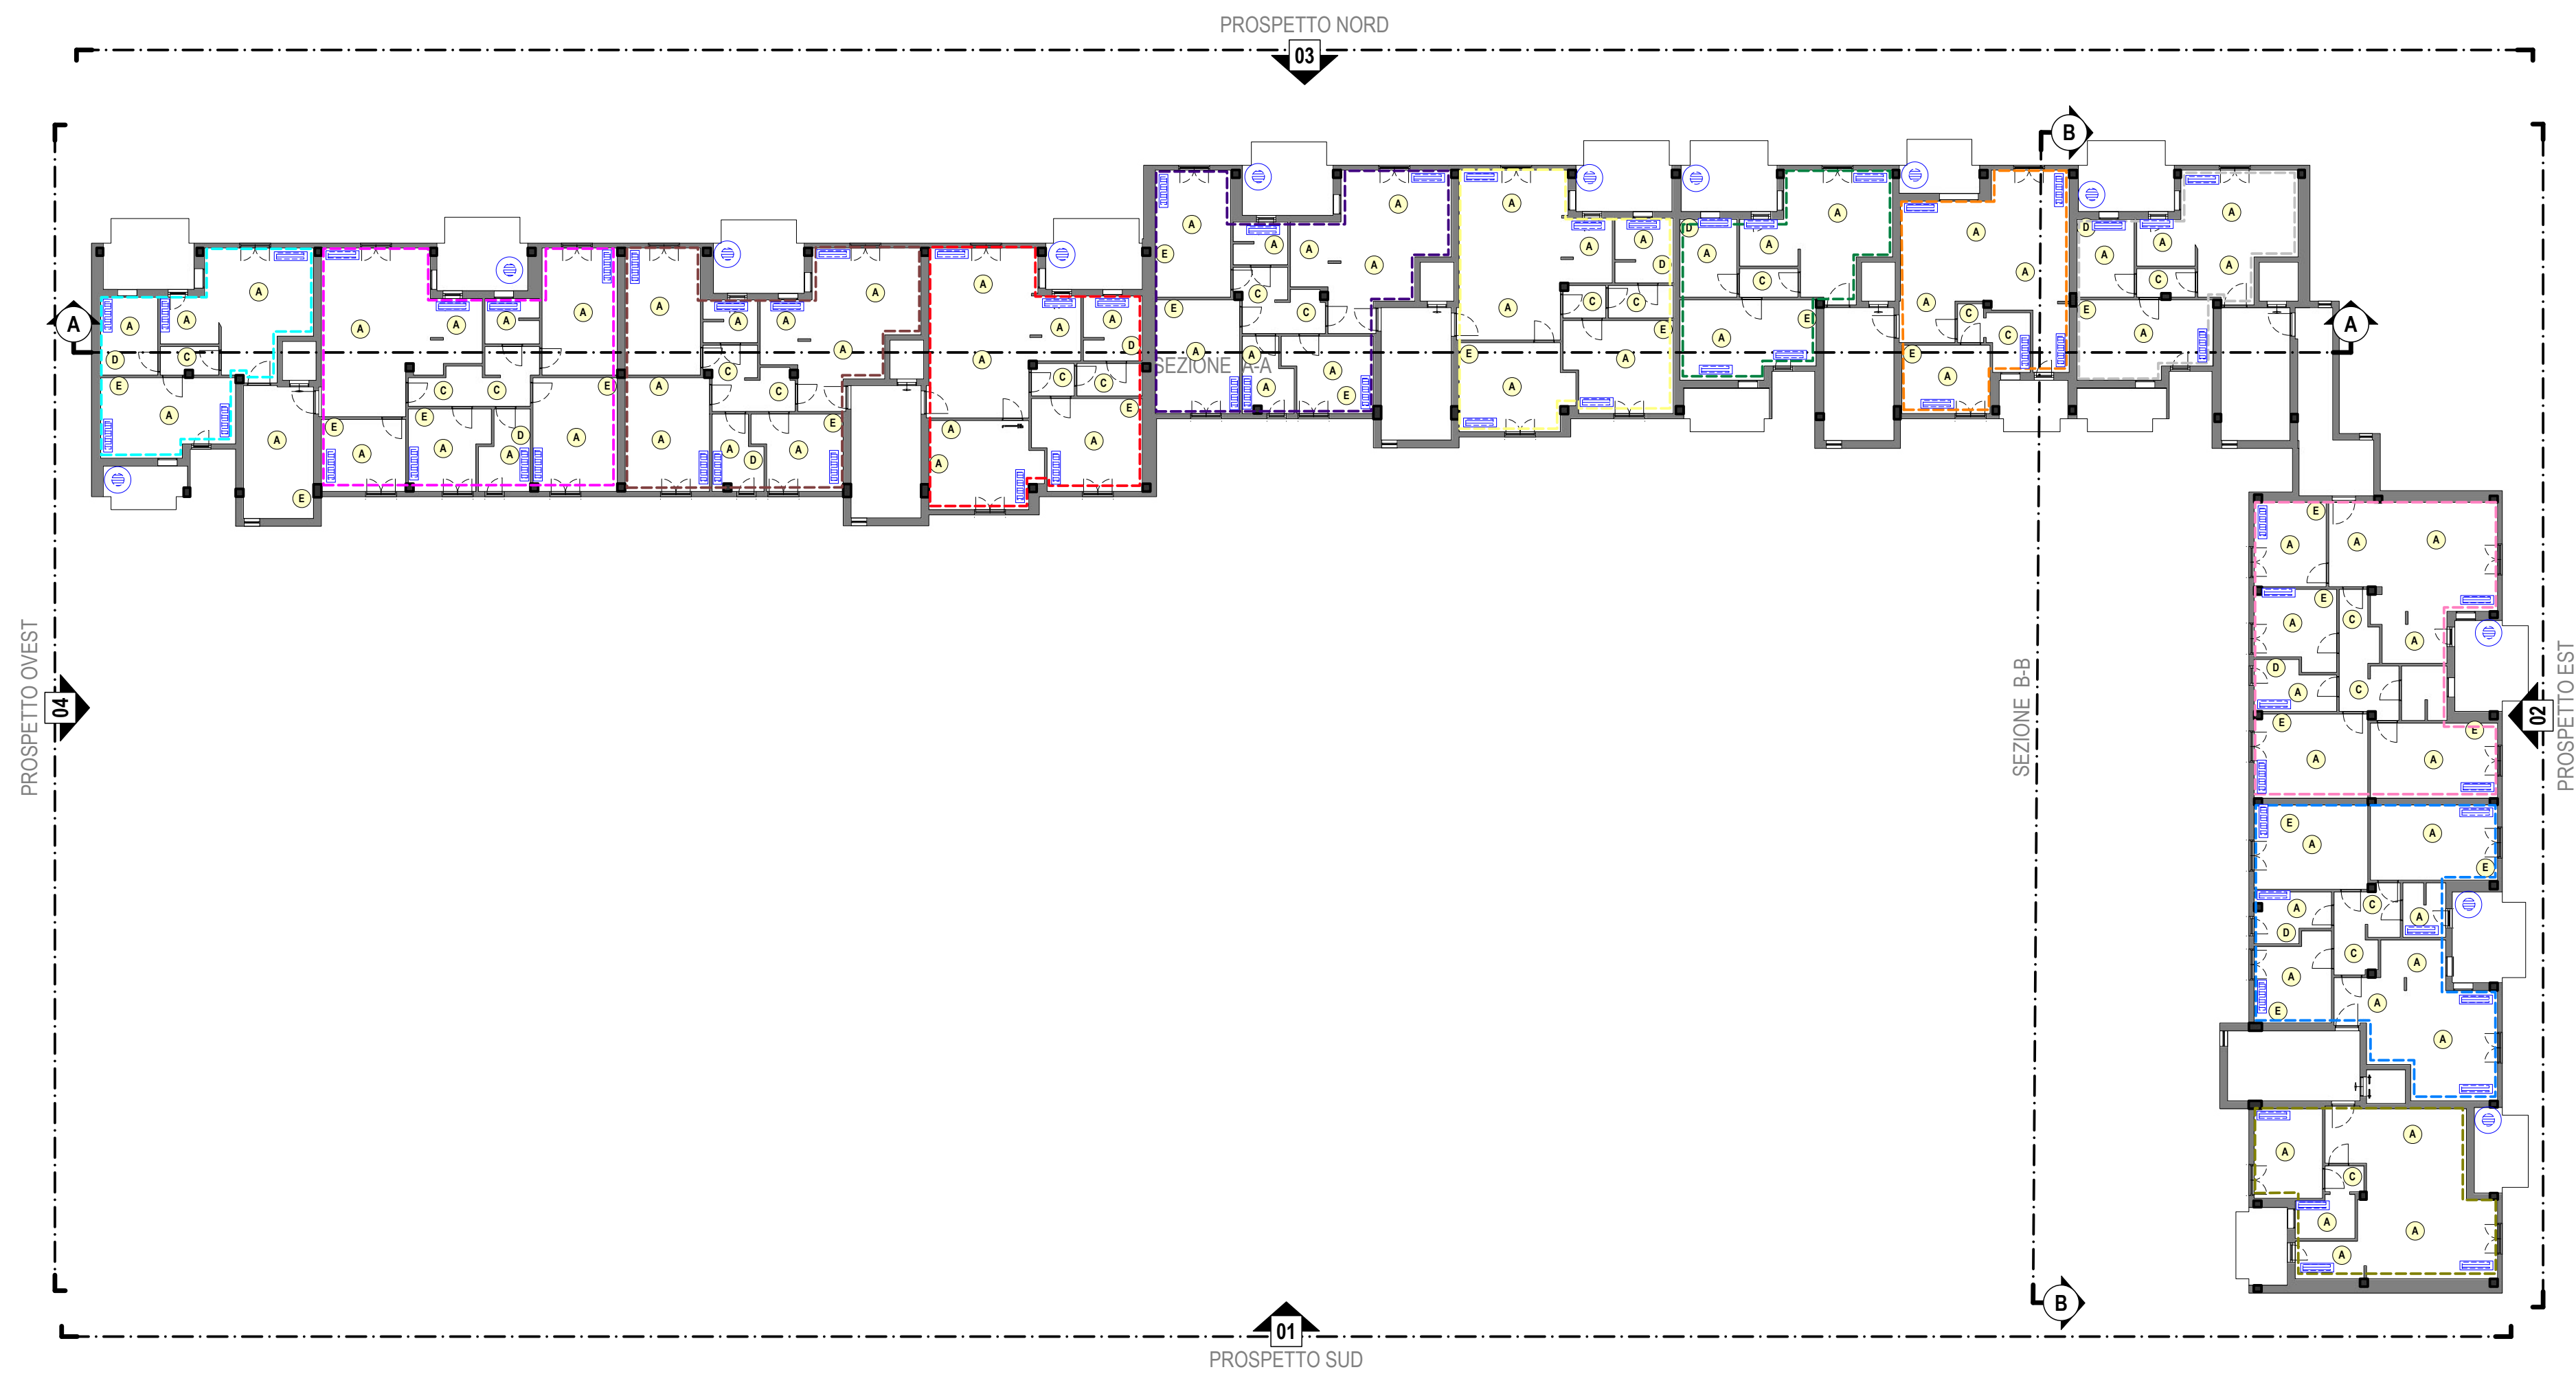


PIANO TIPO

Scala 1:200



PROSPETTO EST

Scala 1:100

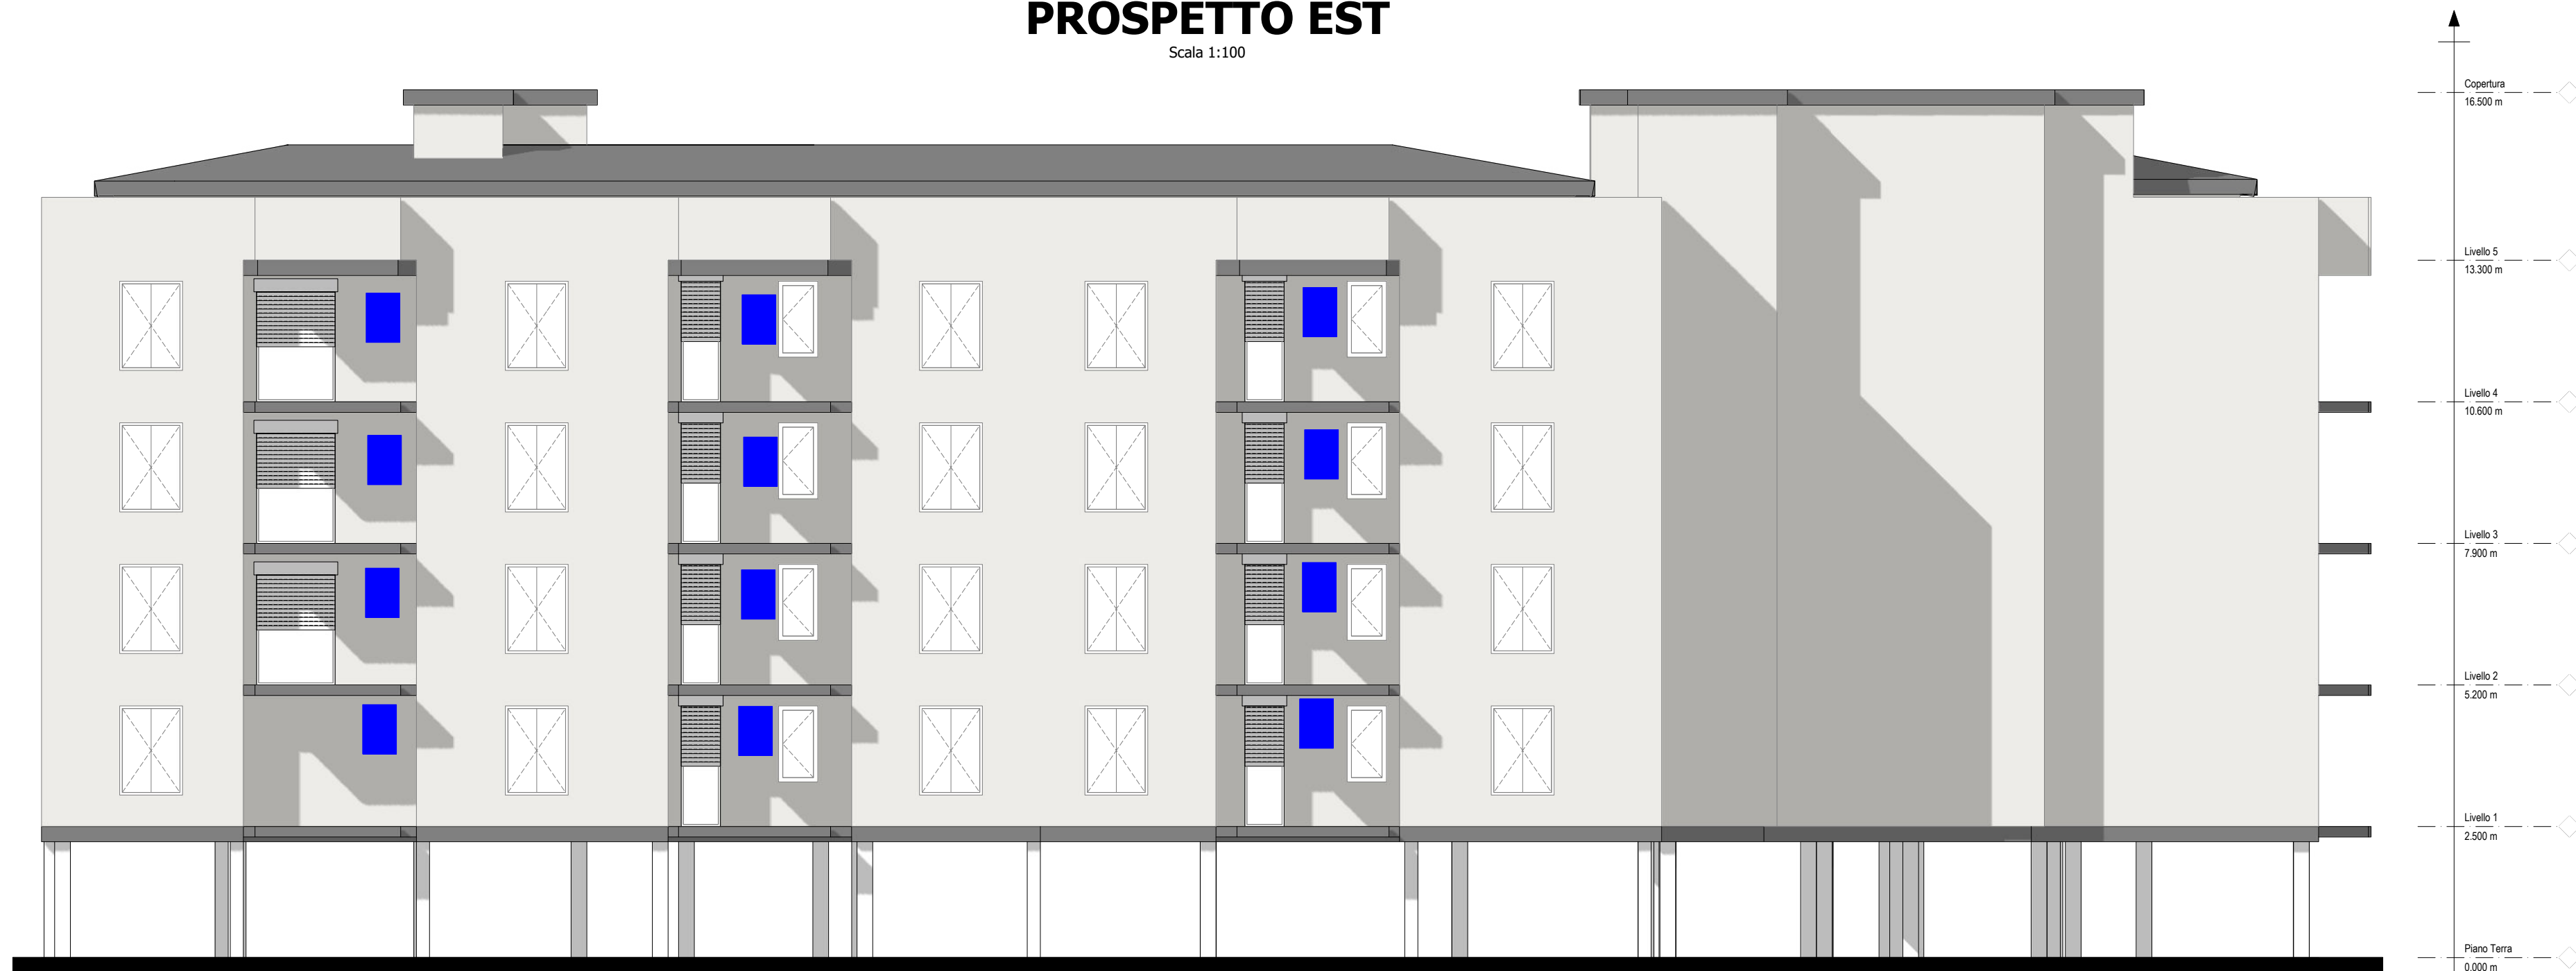

SEZIONE B-B

Scala 1:100



LEGENDA BUILDING AUTOMATION

	Building Automation - Appartamento 1		Building Automation - Appartamento 7
	Building Automation - Appartamento 2		Building Automation - Appartamento 8
	Building Automation - Appartamento 3		Building Automation - Appartamento 9
	Building Automation - Appartamento 4		Building Automation - Appartamento 10
	Building Automation - Appartamento 5		Building Automation - Appartamento 11
	Building Automation - Appartamento 6		Building Automation - Appartamento 12

LEGENDA ILLUMINAZIONE

	A - Lampada da soffitto		Ventilconvettore
	B - Plafondiera		Pompa di calore per ACS
	C - Lampada da parete		Pompa di calore per ACS in prospetto
	D - Specchio LED		
	E - Lampada da tavolo		

Avviso pubblico finalizzato alla predisposizione da parte di ESCo di proposte di partenariato pubblico privato per l'Efficientamento Energetico del patrimonio immobiliare di Edilizia Residenziale Pubblica di proprietà di Arca

Responsabile del Procedimento: Ing. Andrea Branca

EFFICIENTAMENTO ENERGETICO EDILIZIA RESIDENZIALE PUBBLICA
MISSIONE 7 - REPower EU del PSRR



Progetto di Fattibilità Tecnico-Economica (PFTE)

ESCO:



PROGETTISTA:



ELABORATI GRAFICI

2.4 Installazione di building automation, sostituzione di sistemi per l'illuminazione e impianti di climatizzazione invernale

SCALA		VARIE		SOME FILE		30.1 PFTE CRB AUT-CLI 30.1	
N°	Elaborato	Lotto	Fase	Codice Elaborato	Formato	Progressivo	
30.1	CRB	PFTE	AUT-CLI		A0	30.1	
REV.	DATA	DESCRIZIONE			REDAITTO		APPROVATO
01	02/02/2024						