


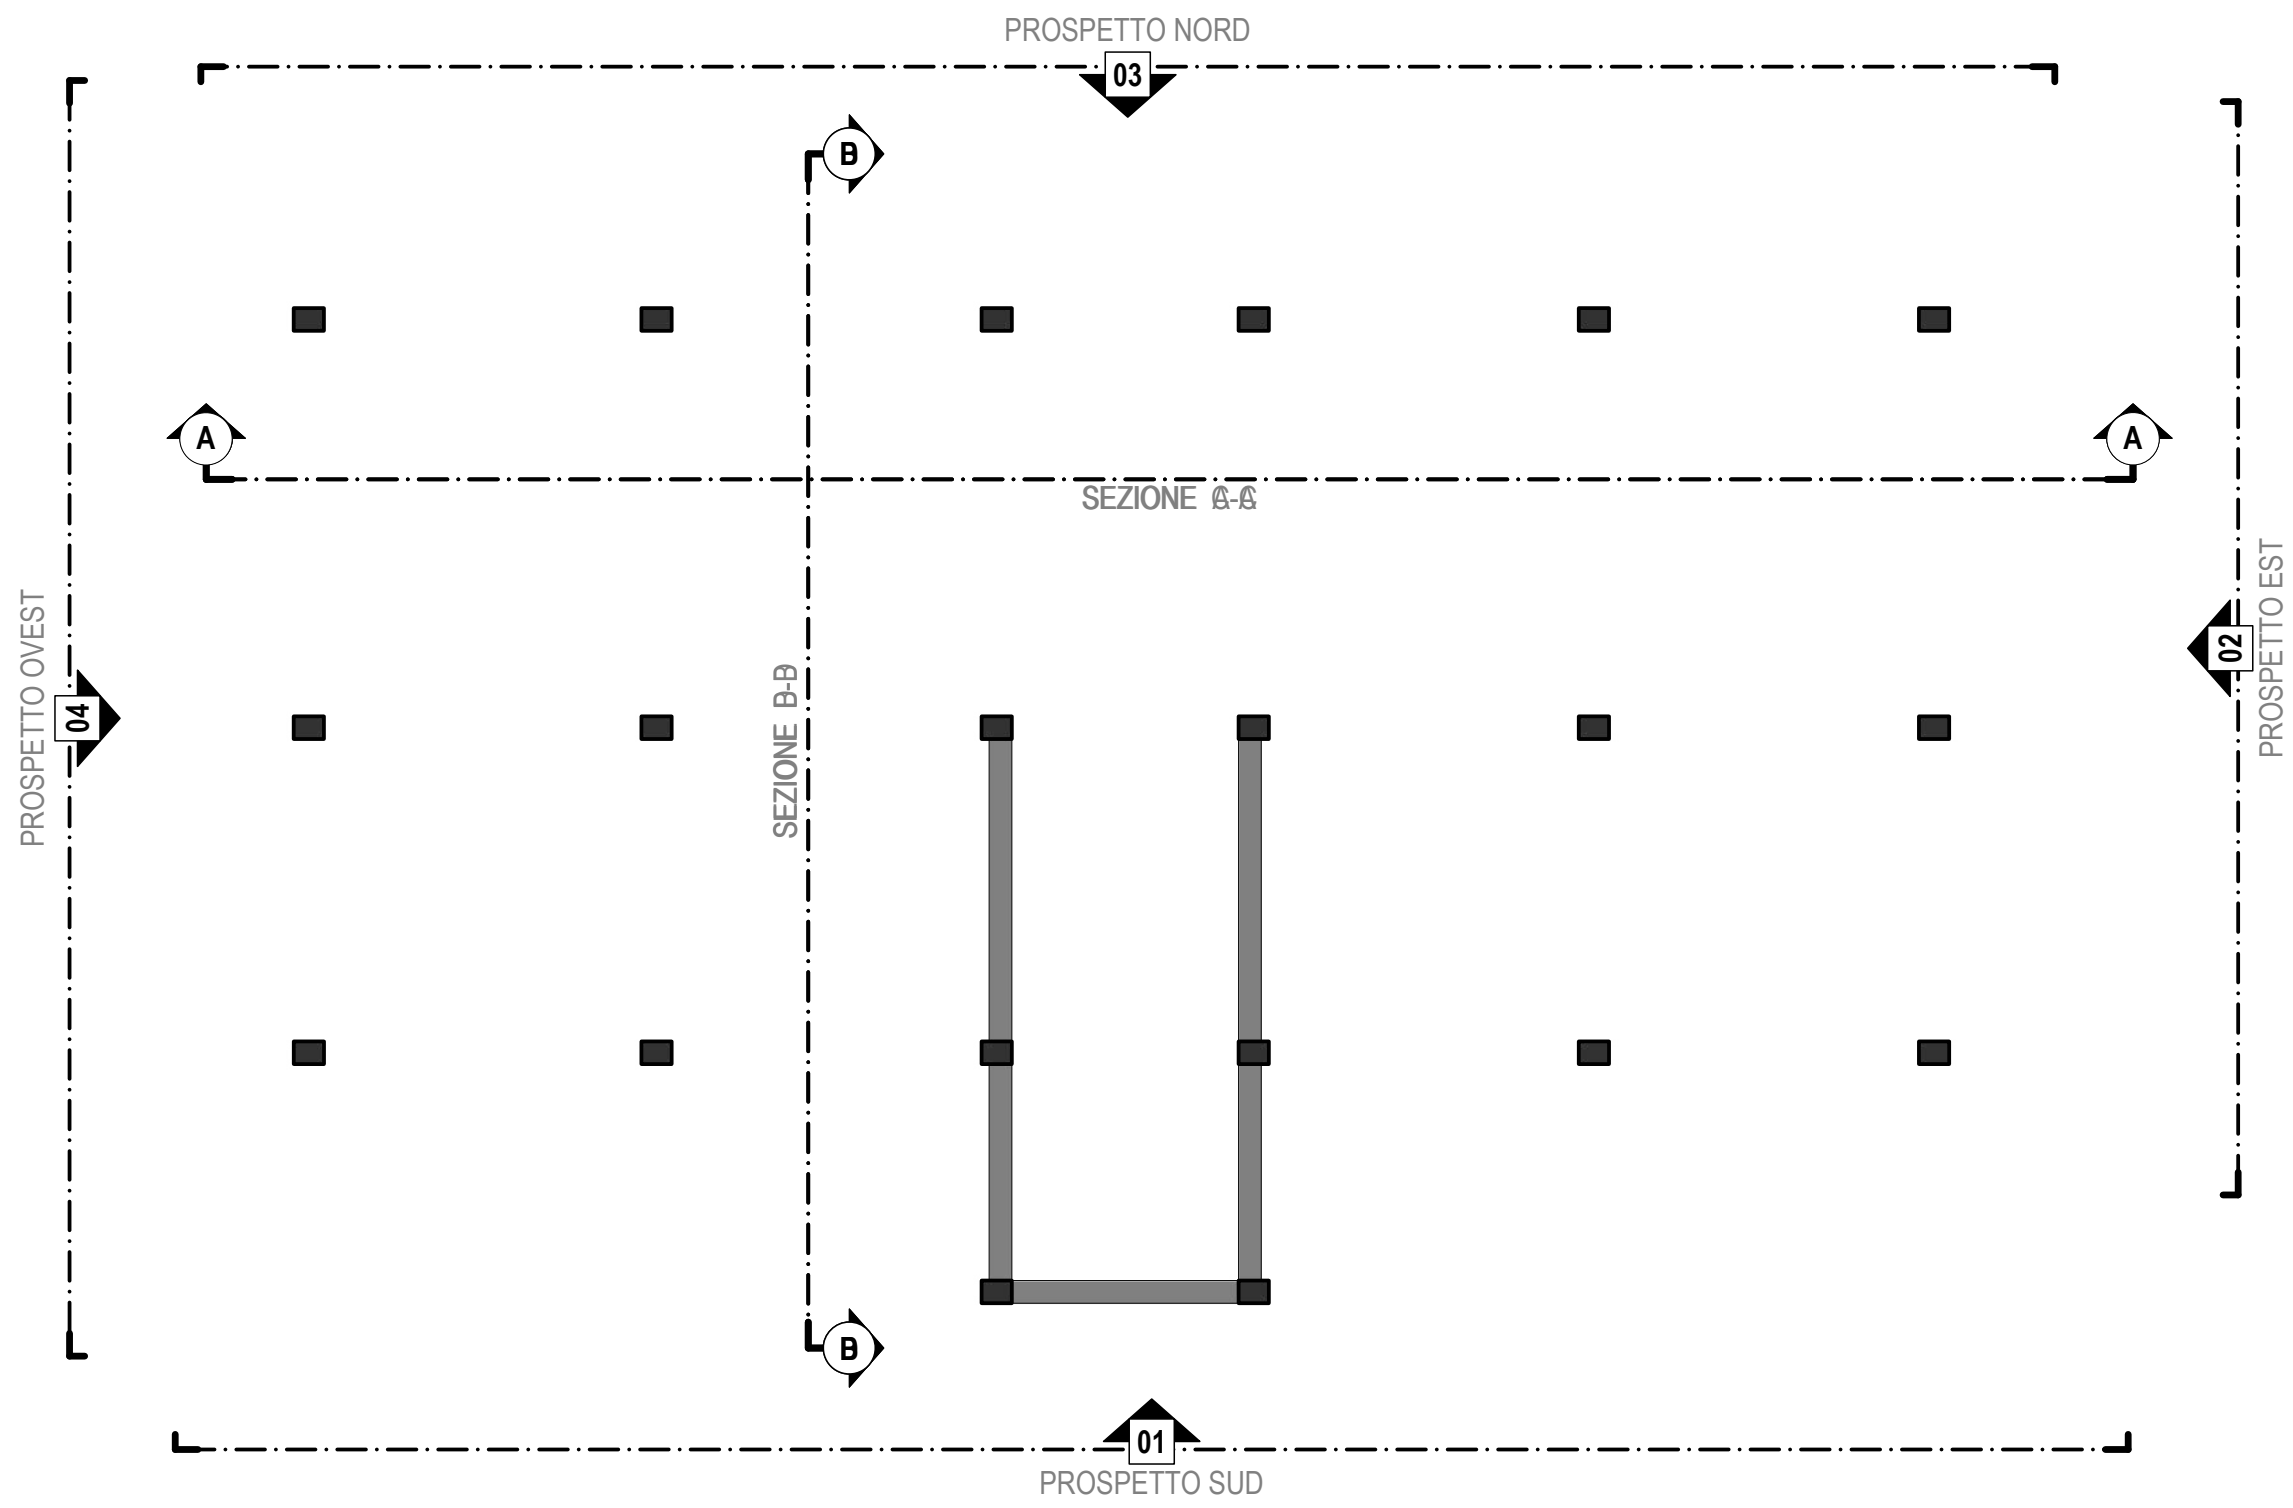


PIANO TERRA

Scale 1:100




PIANO TIPO

Scale 1:100

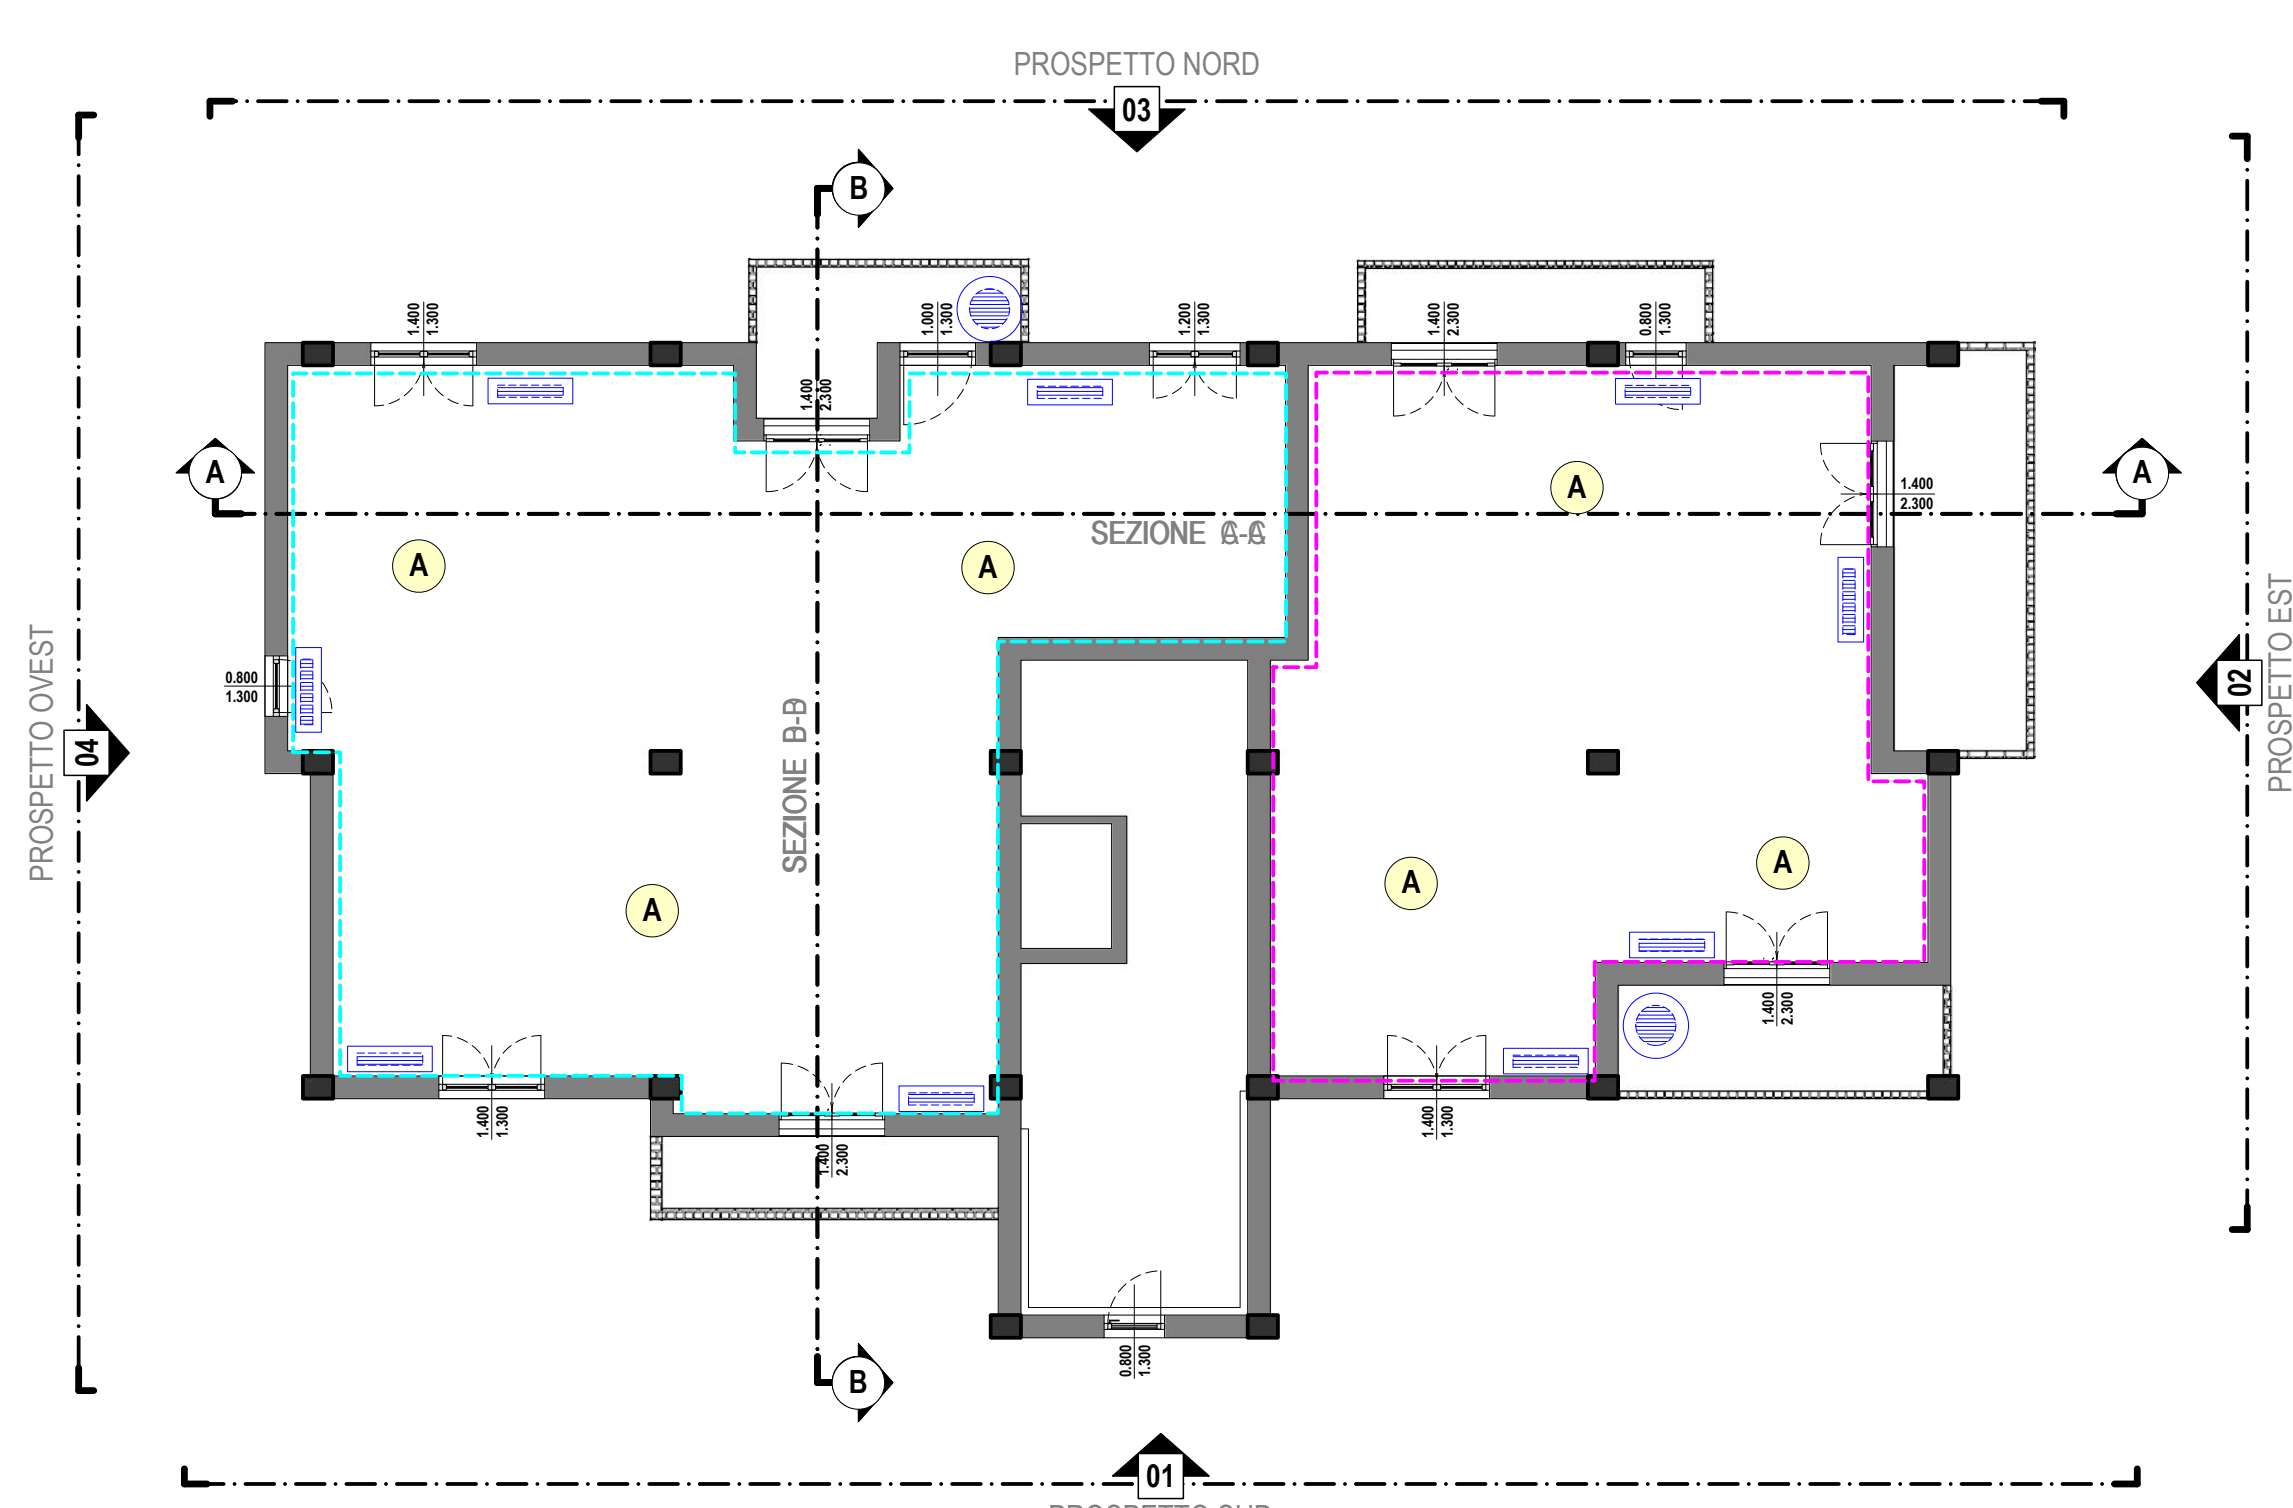


SEZIONE B-B

Scale 1:100

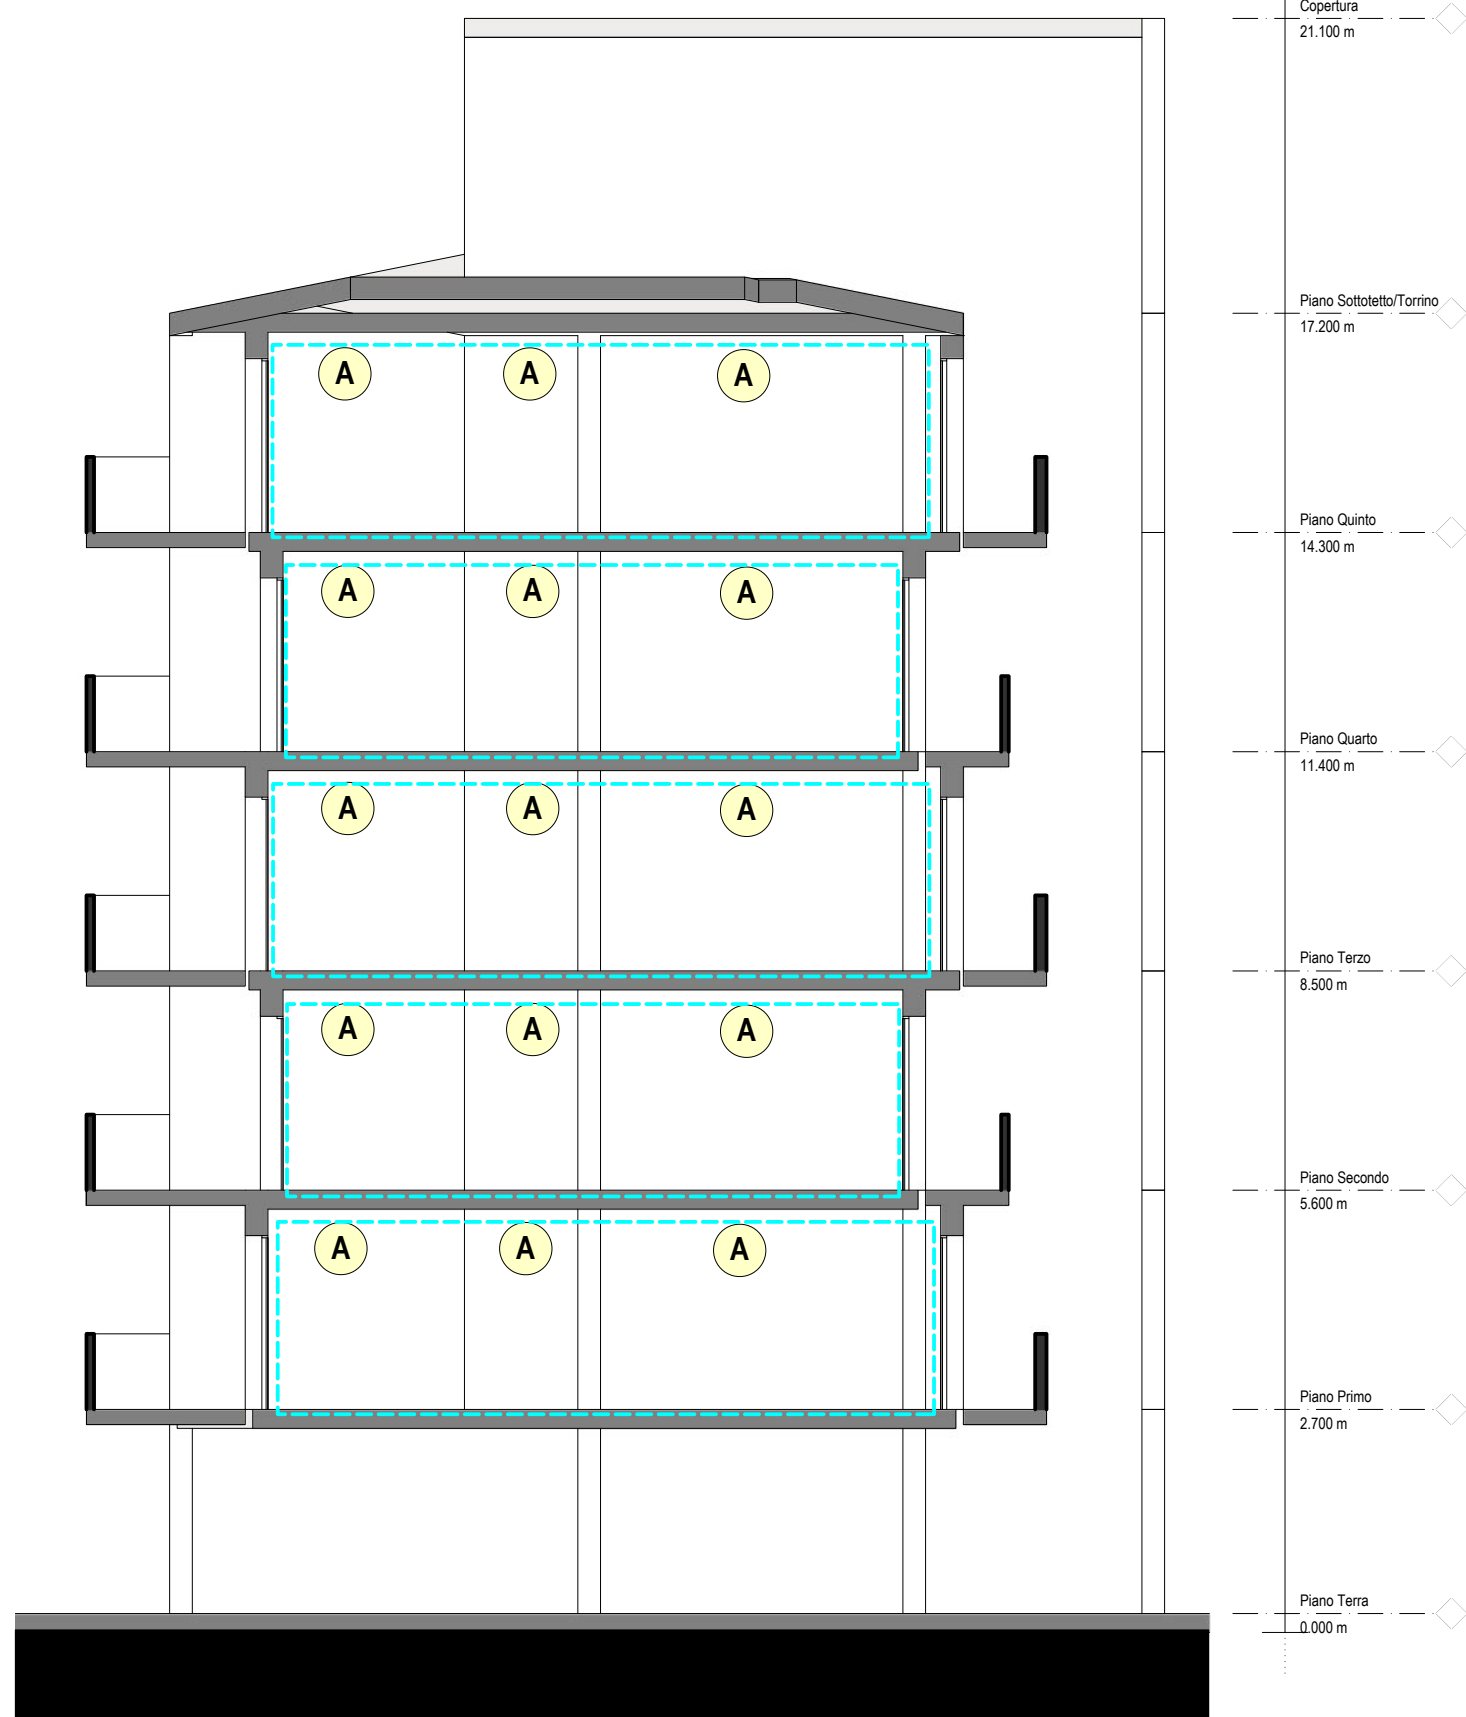

SEZIONE A-A

Scale 1:100

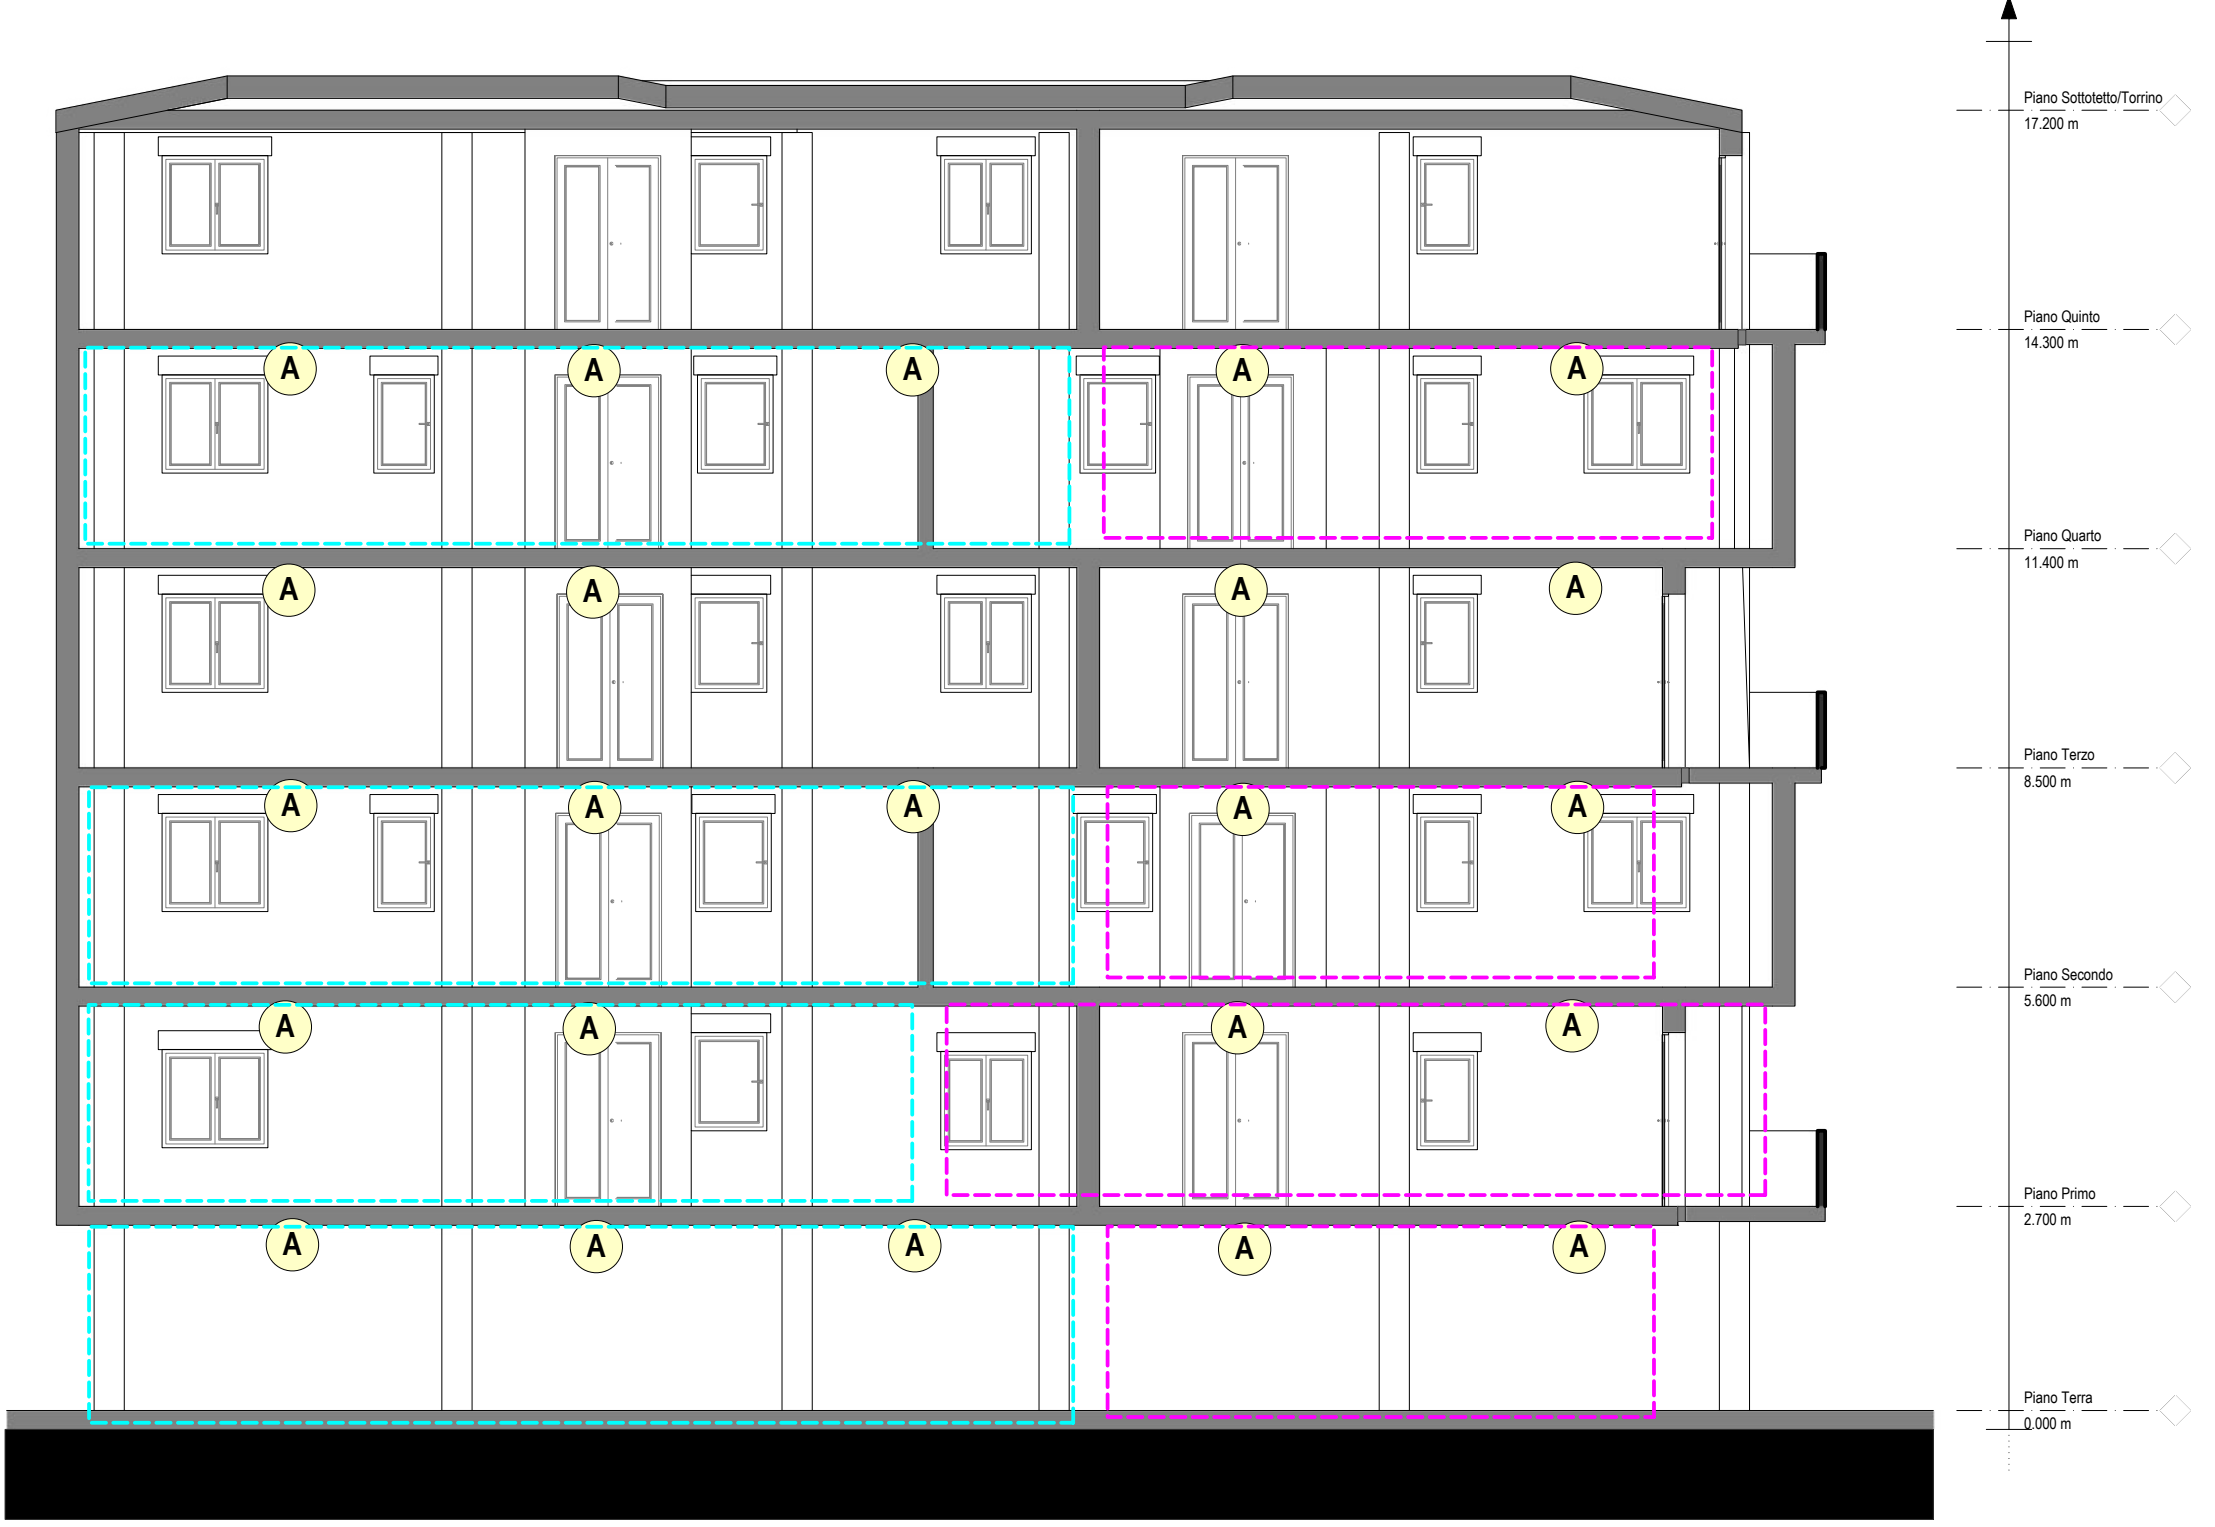


PROSPETTO SUD

Scale 1:100



PROSPETTO EST

Scale 1:100

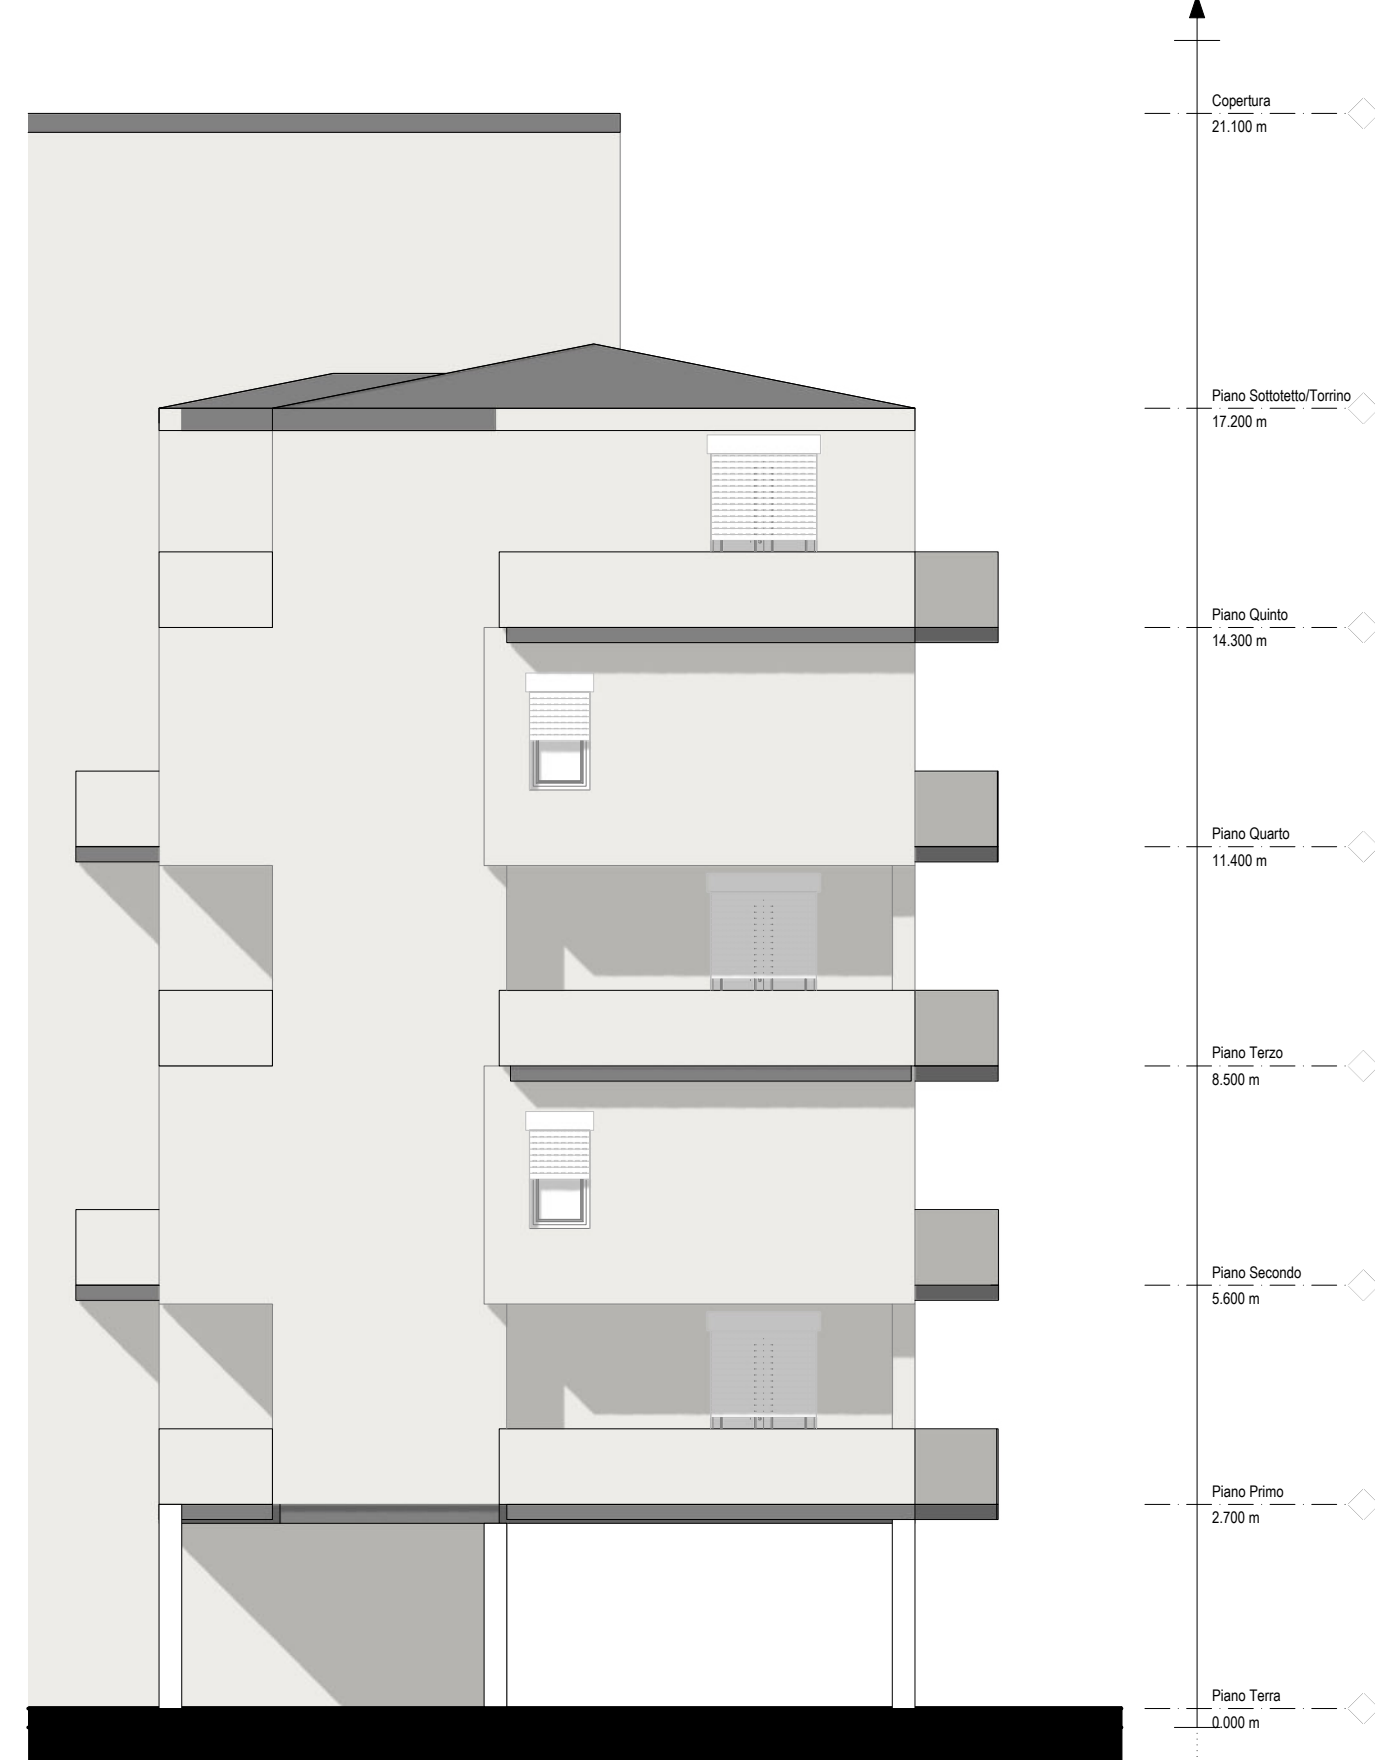


PROSPETTO NORD

Scale 1:100



PROSPETTO OVEST

Scale 1:100

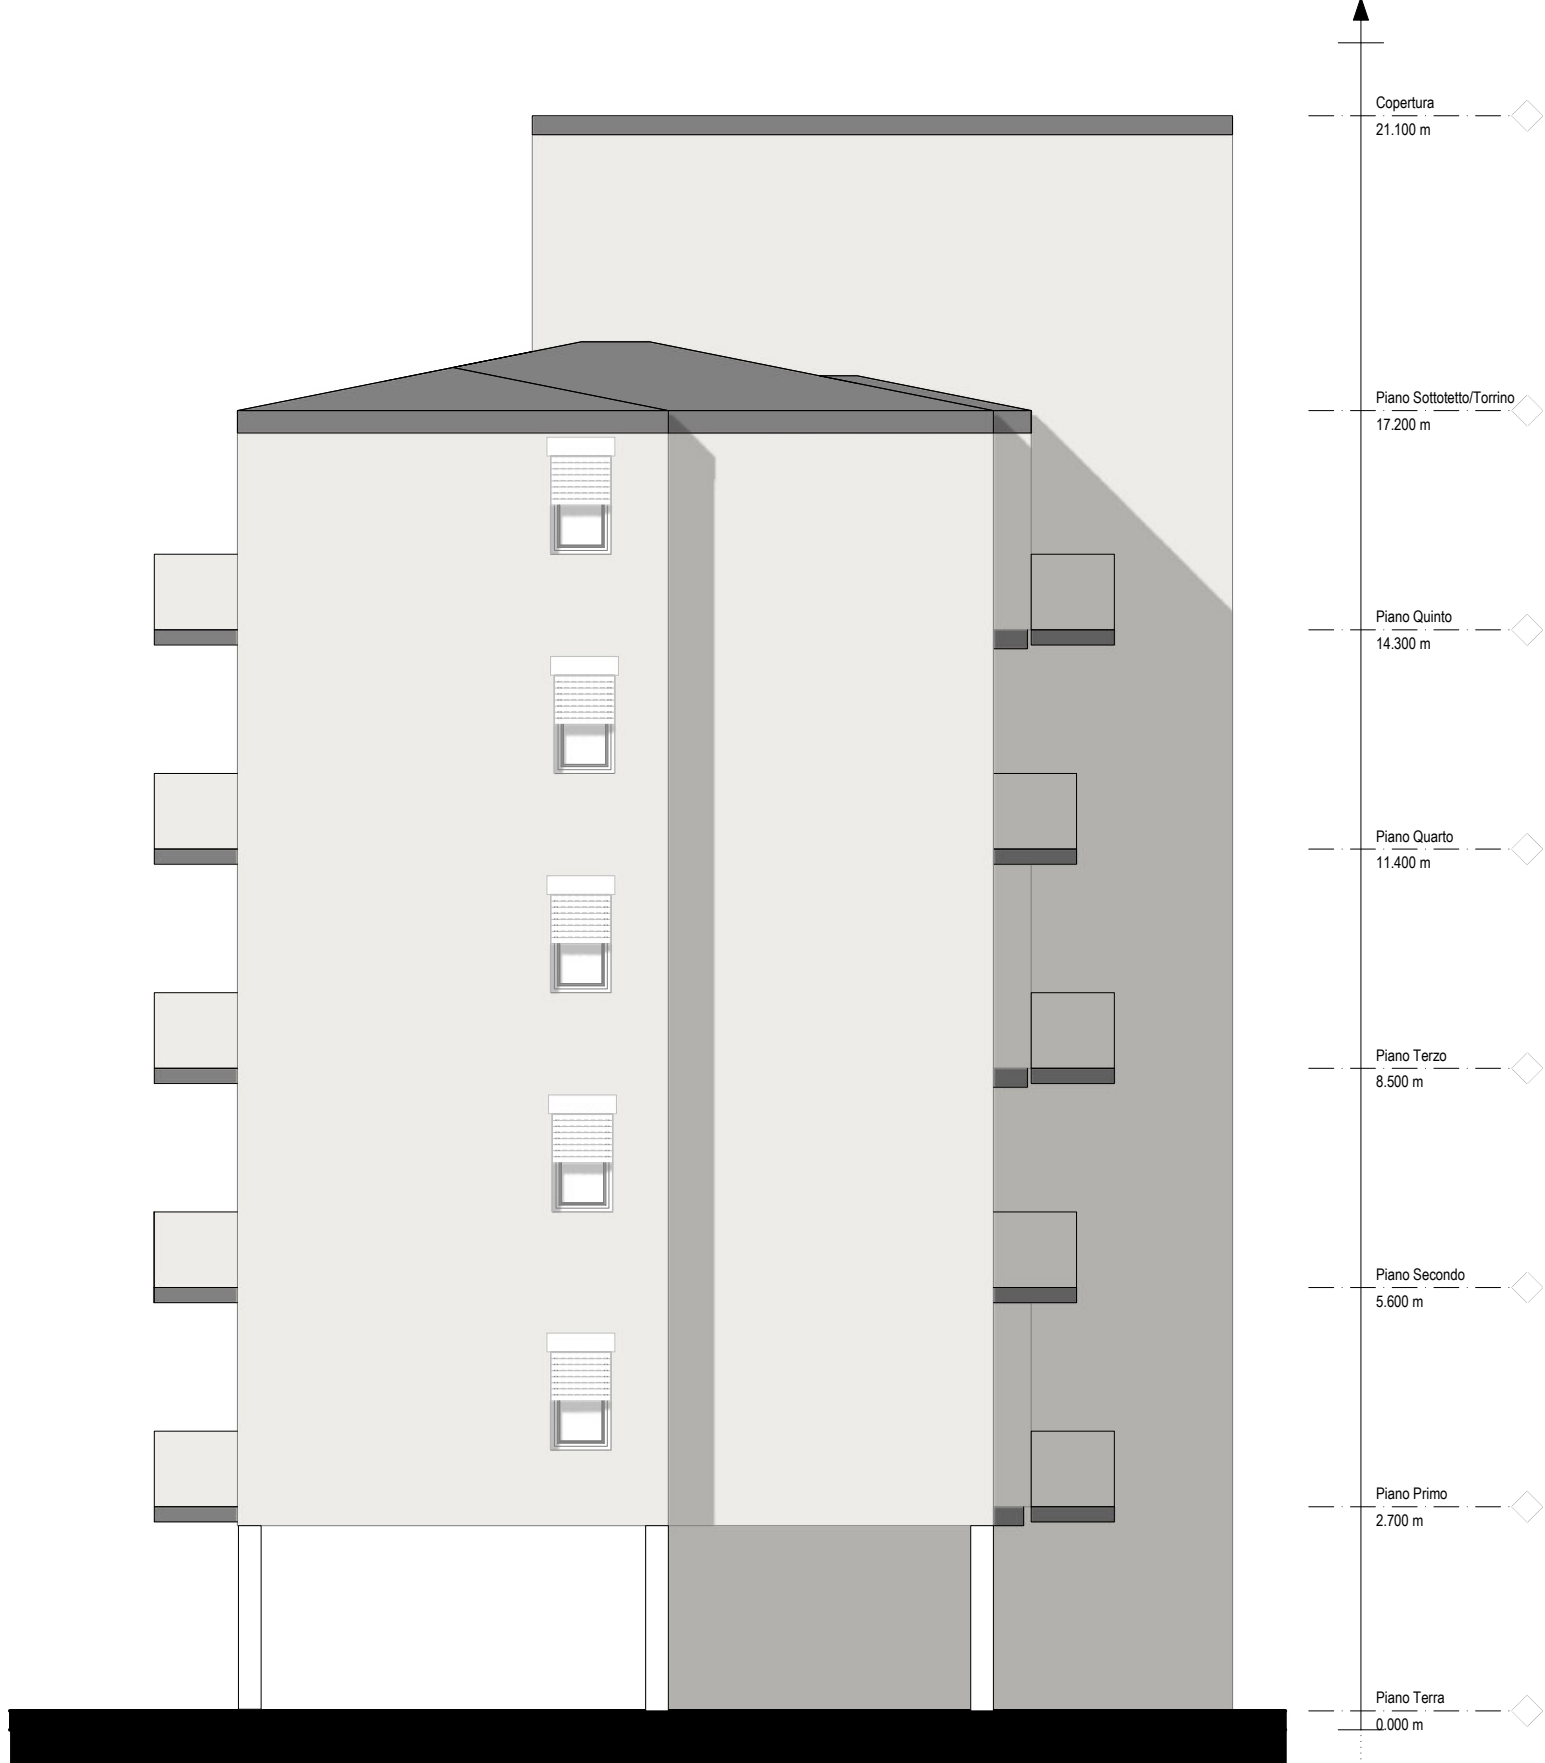

LEGENDA BUILDING AUTOMATION

- Building Automation - Appartamento 1
Building Automation - Appartamento 2

LEGENDA ILLUMINAZIONE

- A - Lampada da soffitto
B - Plafondiera
C - Lampada da parete
D - Specchio LED
E - Lampada da tavolo
Ventilconvettore
Potenza frigorifera: 0,65+7,62 kW
Potenza termica: 1,45+17,02 kW
Boiler a pompa di calore per ACS
Boiler a pompa di calore per ACS in prospetto

Avviso pubblico finalizzato alla predisposizione da parte di ESC di proposte di partenariato pubblico-privato per l'Efficientamento Energetico del patrimonio immobiliare di Edilizia Residenziale Pubblica di proprietà di Arca

Responsabile del Procedimento: Ing. Andrea Branca

EFFICIENTAMENTO ENERGETICO EDILIZIA RESIDENZIALE PUBBLICA
MISSIONE 7 - REPower EU del PSRR



Progetto di Fattibilità Tecnico-Economica (PFTE)

ESCO:



PROGETTISTA:



ELABORATI GRAFICI

2.4 Installazione di building automation, sostituzione di sistemi per l'illuminazione e impianti di climatizzazione invernale

SCALA		1:100	NOME FILE		30.2_PFTE_CRB_AUT-CLI_30.2
N° Elaborato	Lotto	Fase	Codice Elaborato		Formato
			AUT-CLI	PROGRESSIVO	30.2
REV.	DATA	DESCRIZIONE			
01	02/03/2024				