




PIANO TIPO  
Scala 1:75

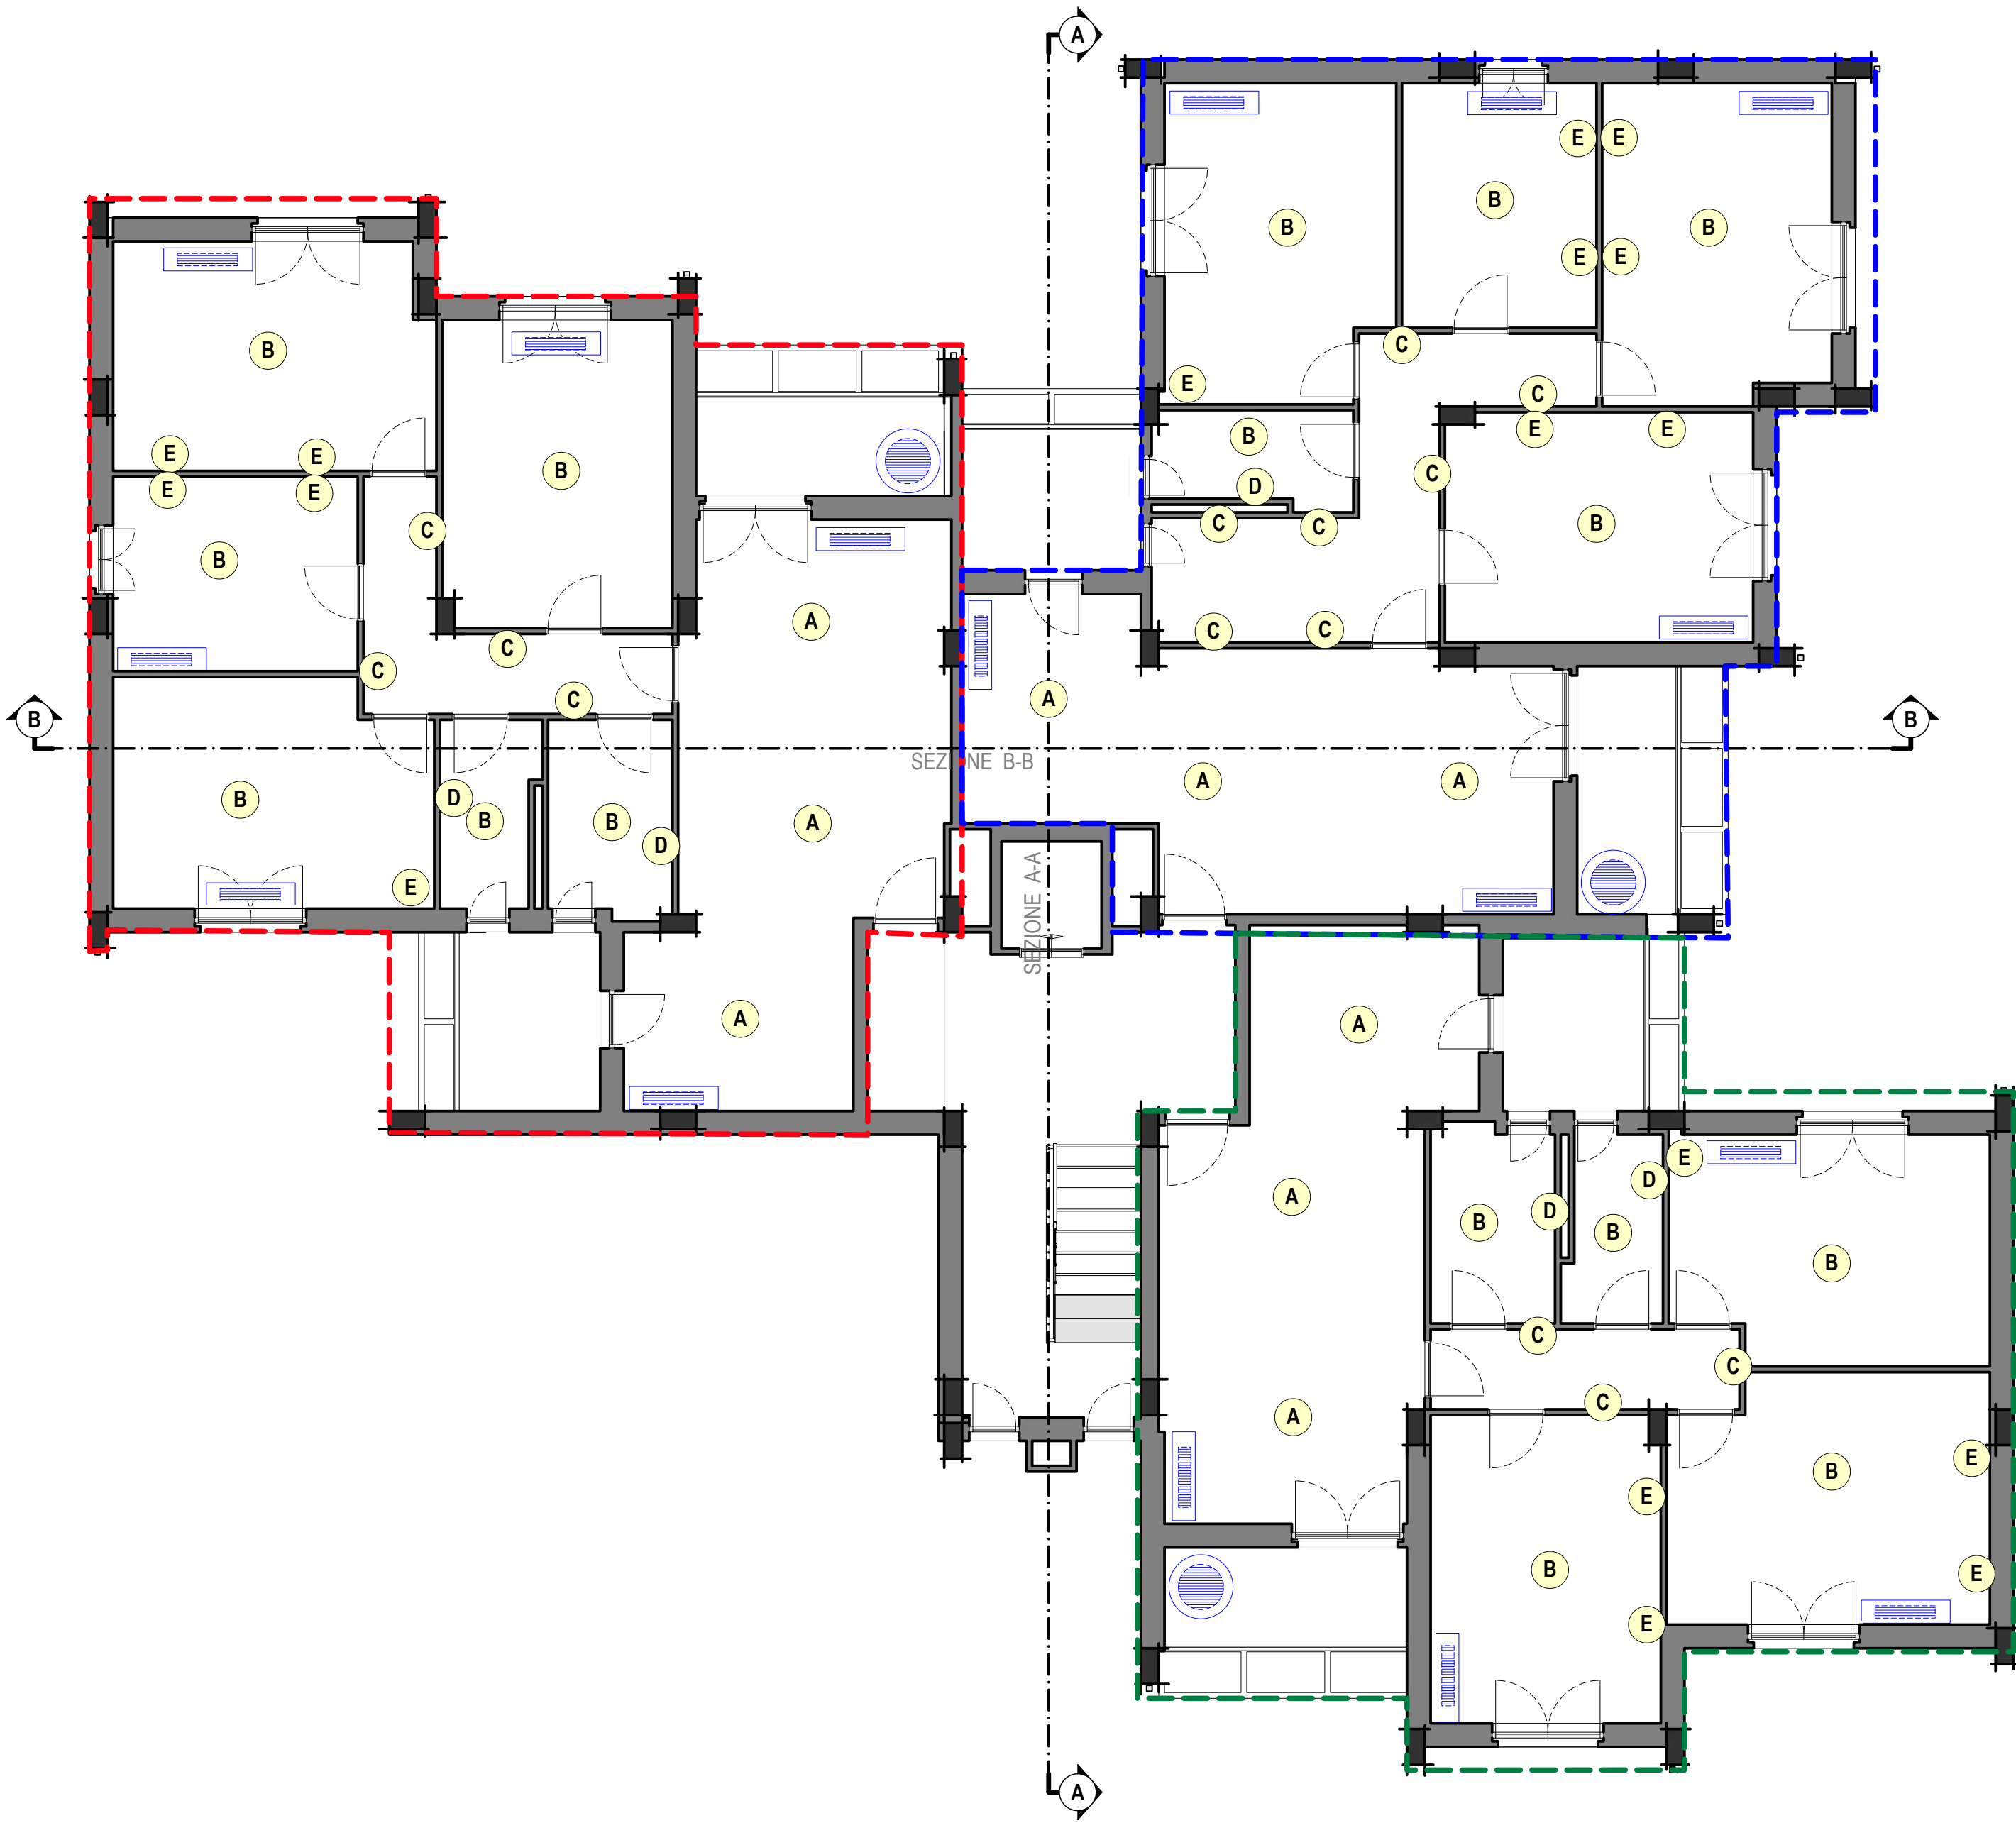

PROSPETTO SUD  
Scala 1:75



SEZIONE B-B  
Scala 1:75

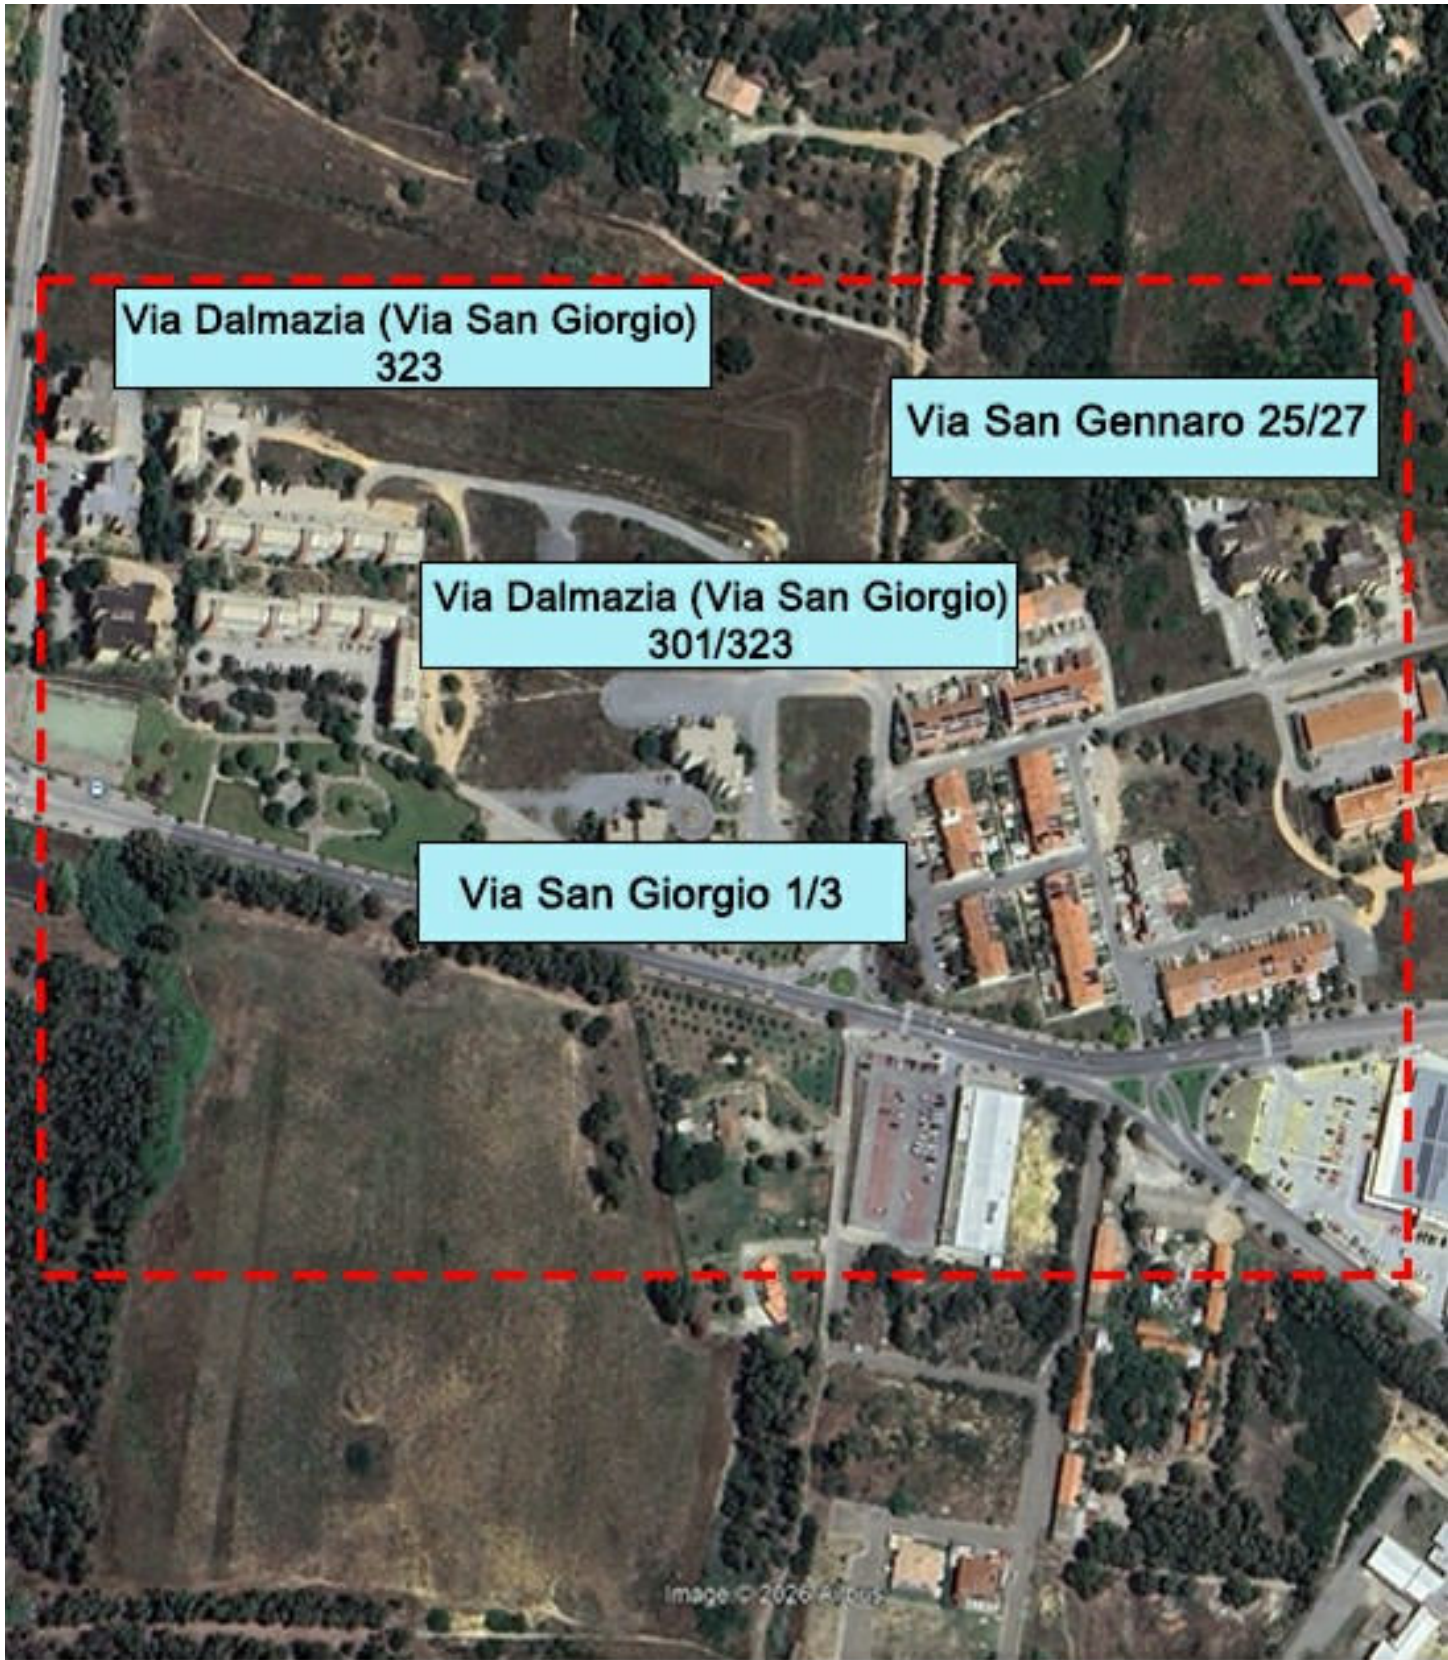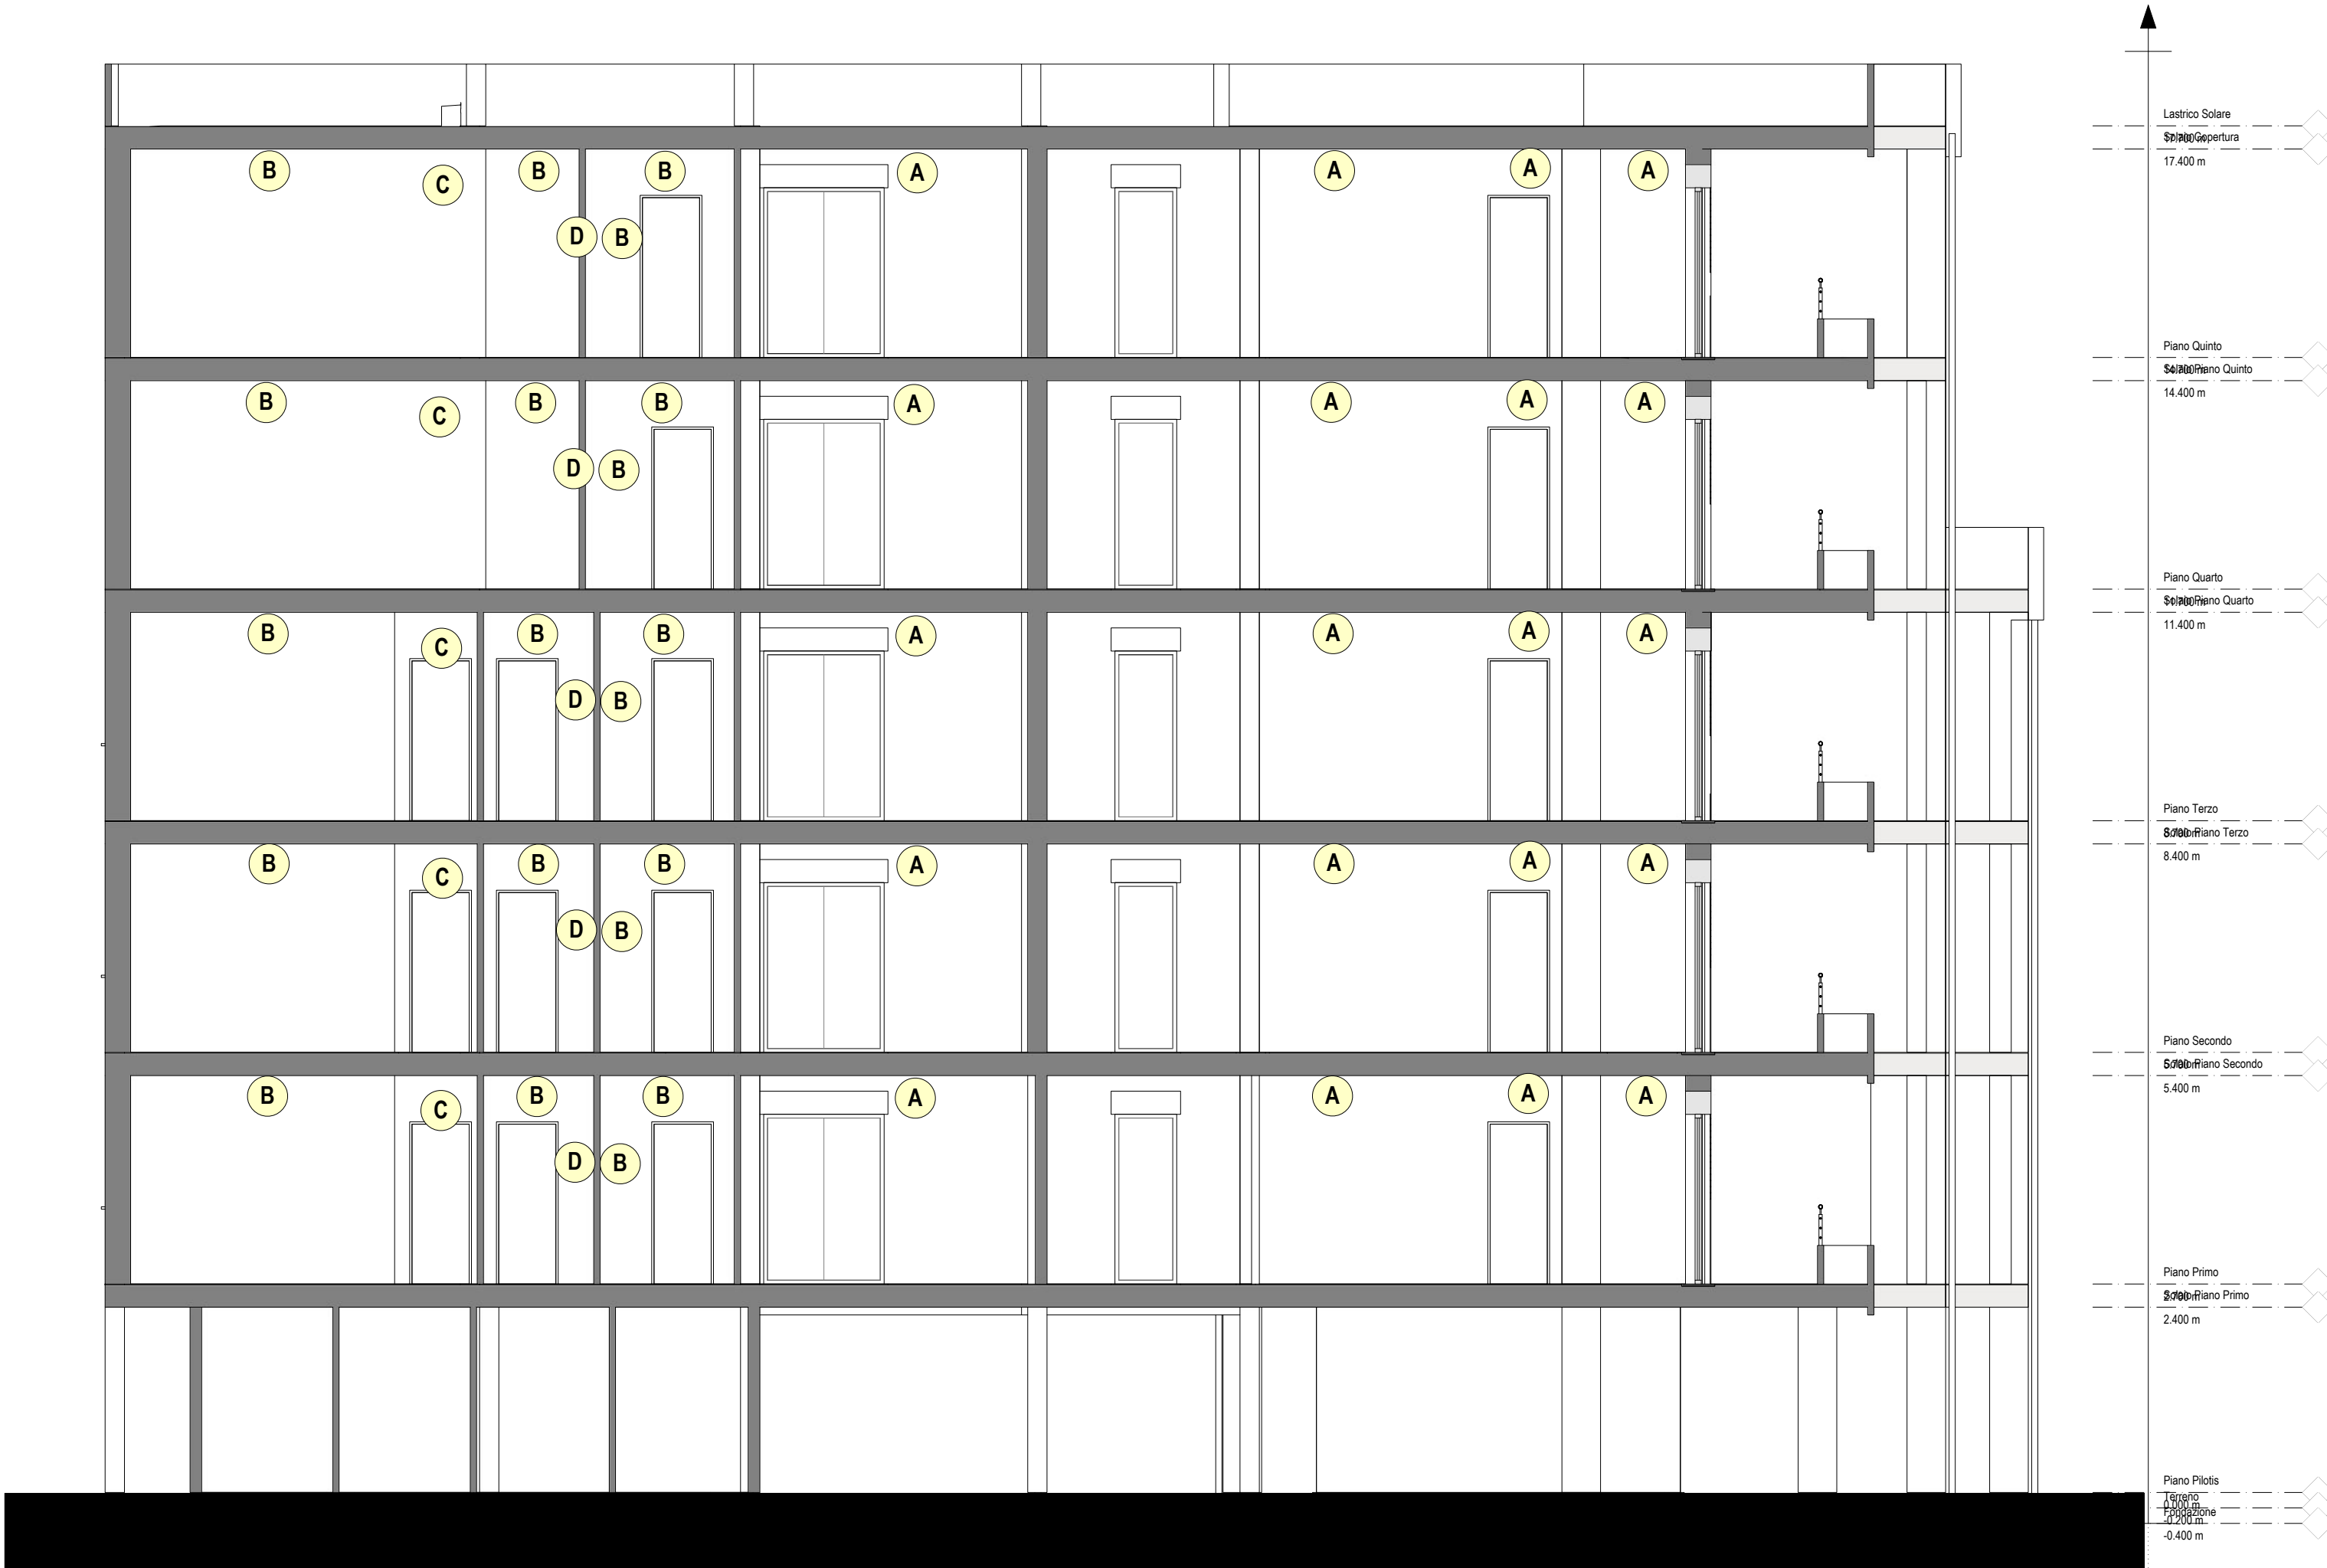

LEGENDA BUILDING AUTOMATION

- Building Automation - Appartamento 1
- Building Automation - Appartamento 2
- Building Automation - Appartamento 3

LEGENDA ILLUMINAZIONE

- A - Lampada da soffitto
- B - Plafondiera
- C - Lampada da parete
- D - Specchio LED
- E - Lampada da tavolo
- Ventilconvettore  
Potenza frigorifera: 0.65-7.02 kW  
Potenza termica: 1.45-17.02 kW
- Boiler a pompa di calore per ACS
- Boiler a pompa di calore per ACS in prospetto

Avviso pubblico finalizzato alla predisposizione da parte di ESCo di proposte di partenariato pubblico privato per l'Efficientamento Energetico del patrimonio immobiliare di Edilizia Residenziale Pubblica di proprietà di Arca

Responsabile del Procedimento: Ing. Andrea Branca

**EFFICIENTAMENTO ENERGETICO EDILIZIA RESIDENZIALE PUBBLICA**  
MISSIONE 7 - REPower EU del PNRR

Progetto di Fattibilità Tecnico-Economica (PFTE)

ESCo: **DE.GEN.CO. SRL** PROGETTISTA: **SIBY Studio Ingegneria BELLO**

**ELABORATI GRAFICI**  
**2.4 Installazione di building automation, sostituzione di sistemi per l'illuminazione e impianti di climatizzazione invernale**

| SCALA        | VARIE | SOME FILE | 30.5 PFTE_CRB_AUT-CLI_30.5 |
|--------------|-------|-----------|----------------------------|
| N° Elaborato | Lotto | Fase      | Codice Elaborato           |
| 30.5         | CRB   | PFTE      | AUT-CLI                    |
|              |       |           | Formato                    |
|              |       |           | Progressivo                |
|              |       |           | A0                         |
|              |       |           | 30.5                       |

| REV. | DATA       | DESCRIZIONE | REDATTO | APPROVATO |
|------|------------|-------------|---------|-----------|
| 01   | 02/03/2024 |             |         |           |
|      |            |             |         |           |
|      |            |             |         |           |
|      |            |             |         |           |