

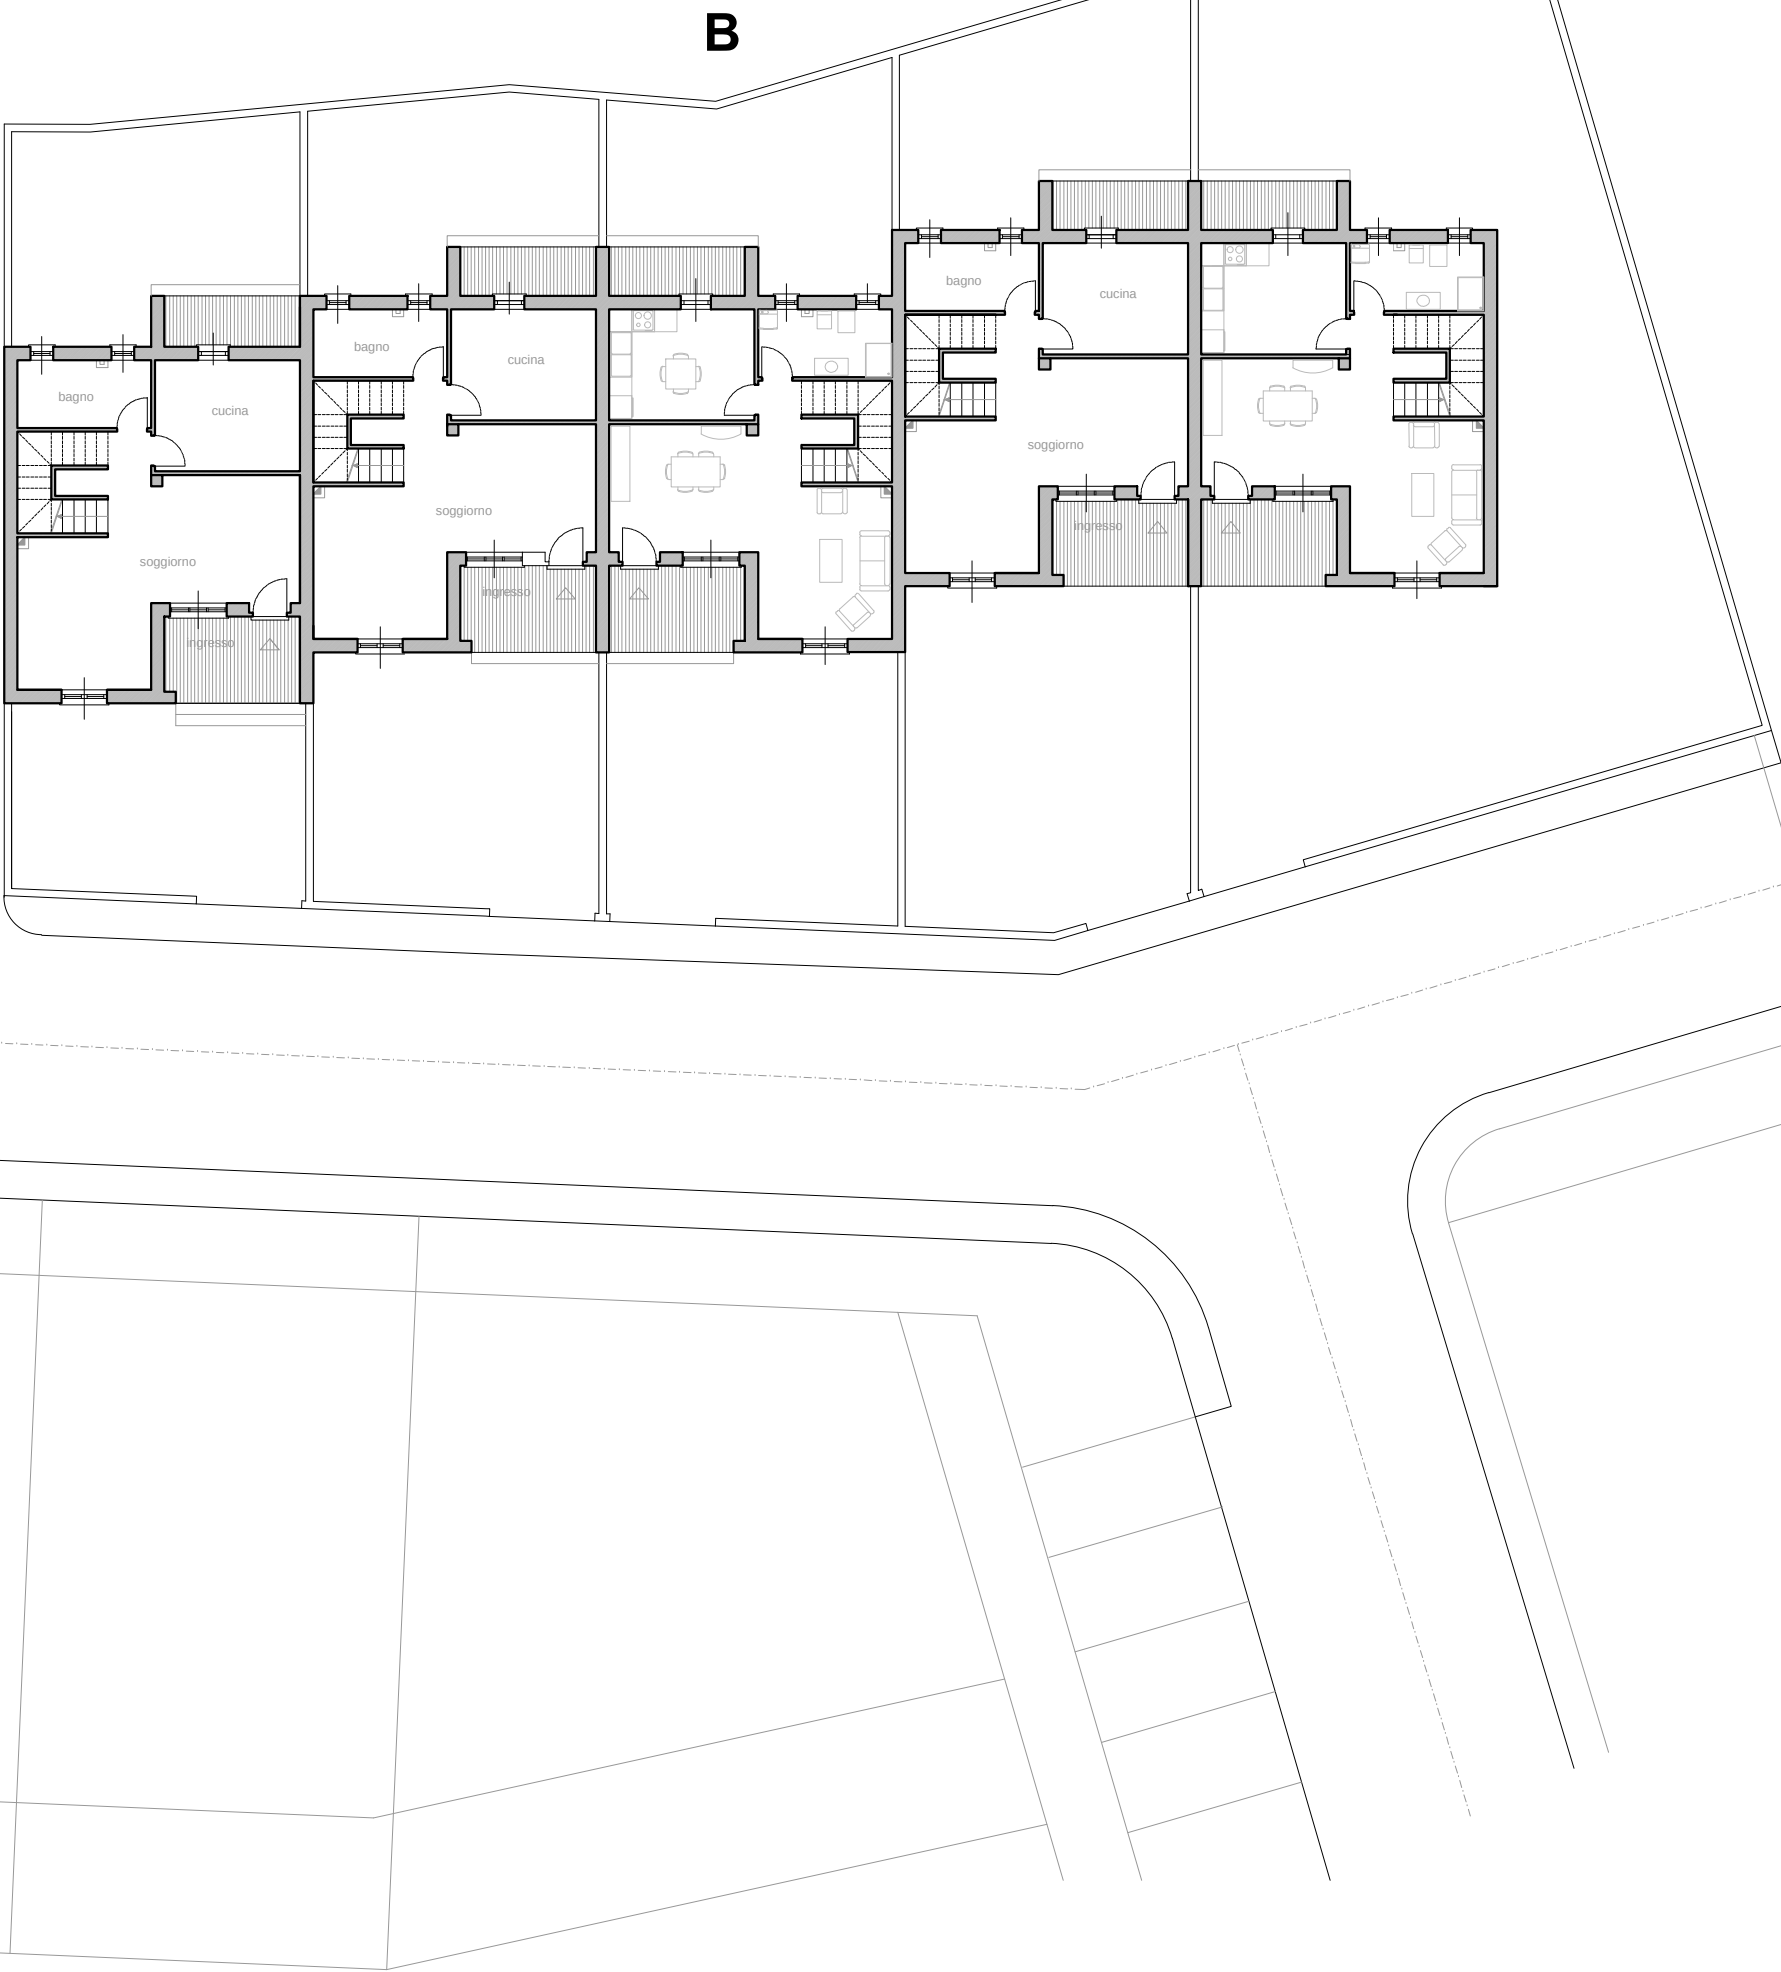


Impianti esterni_elettrico
scala 1:200

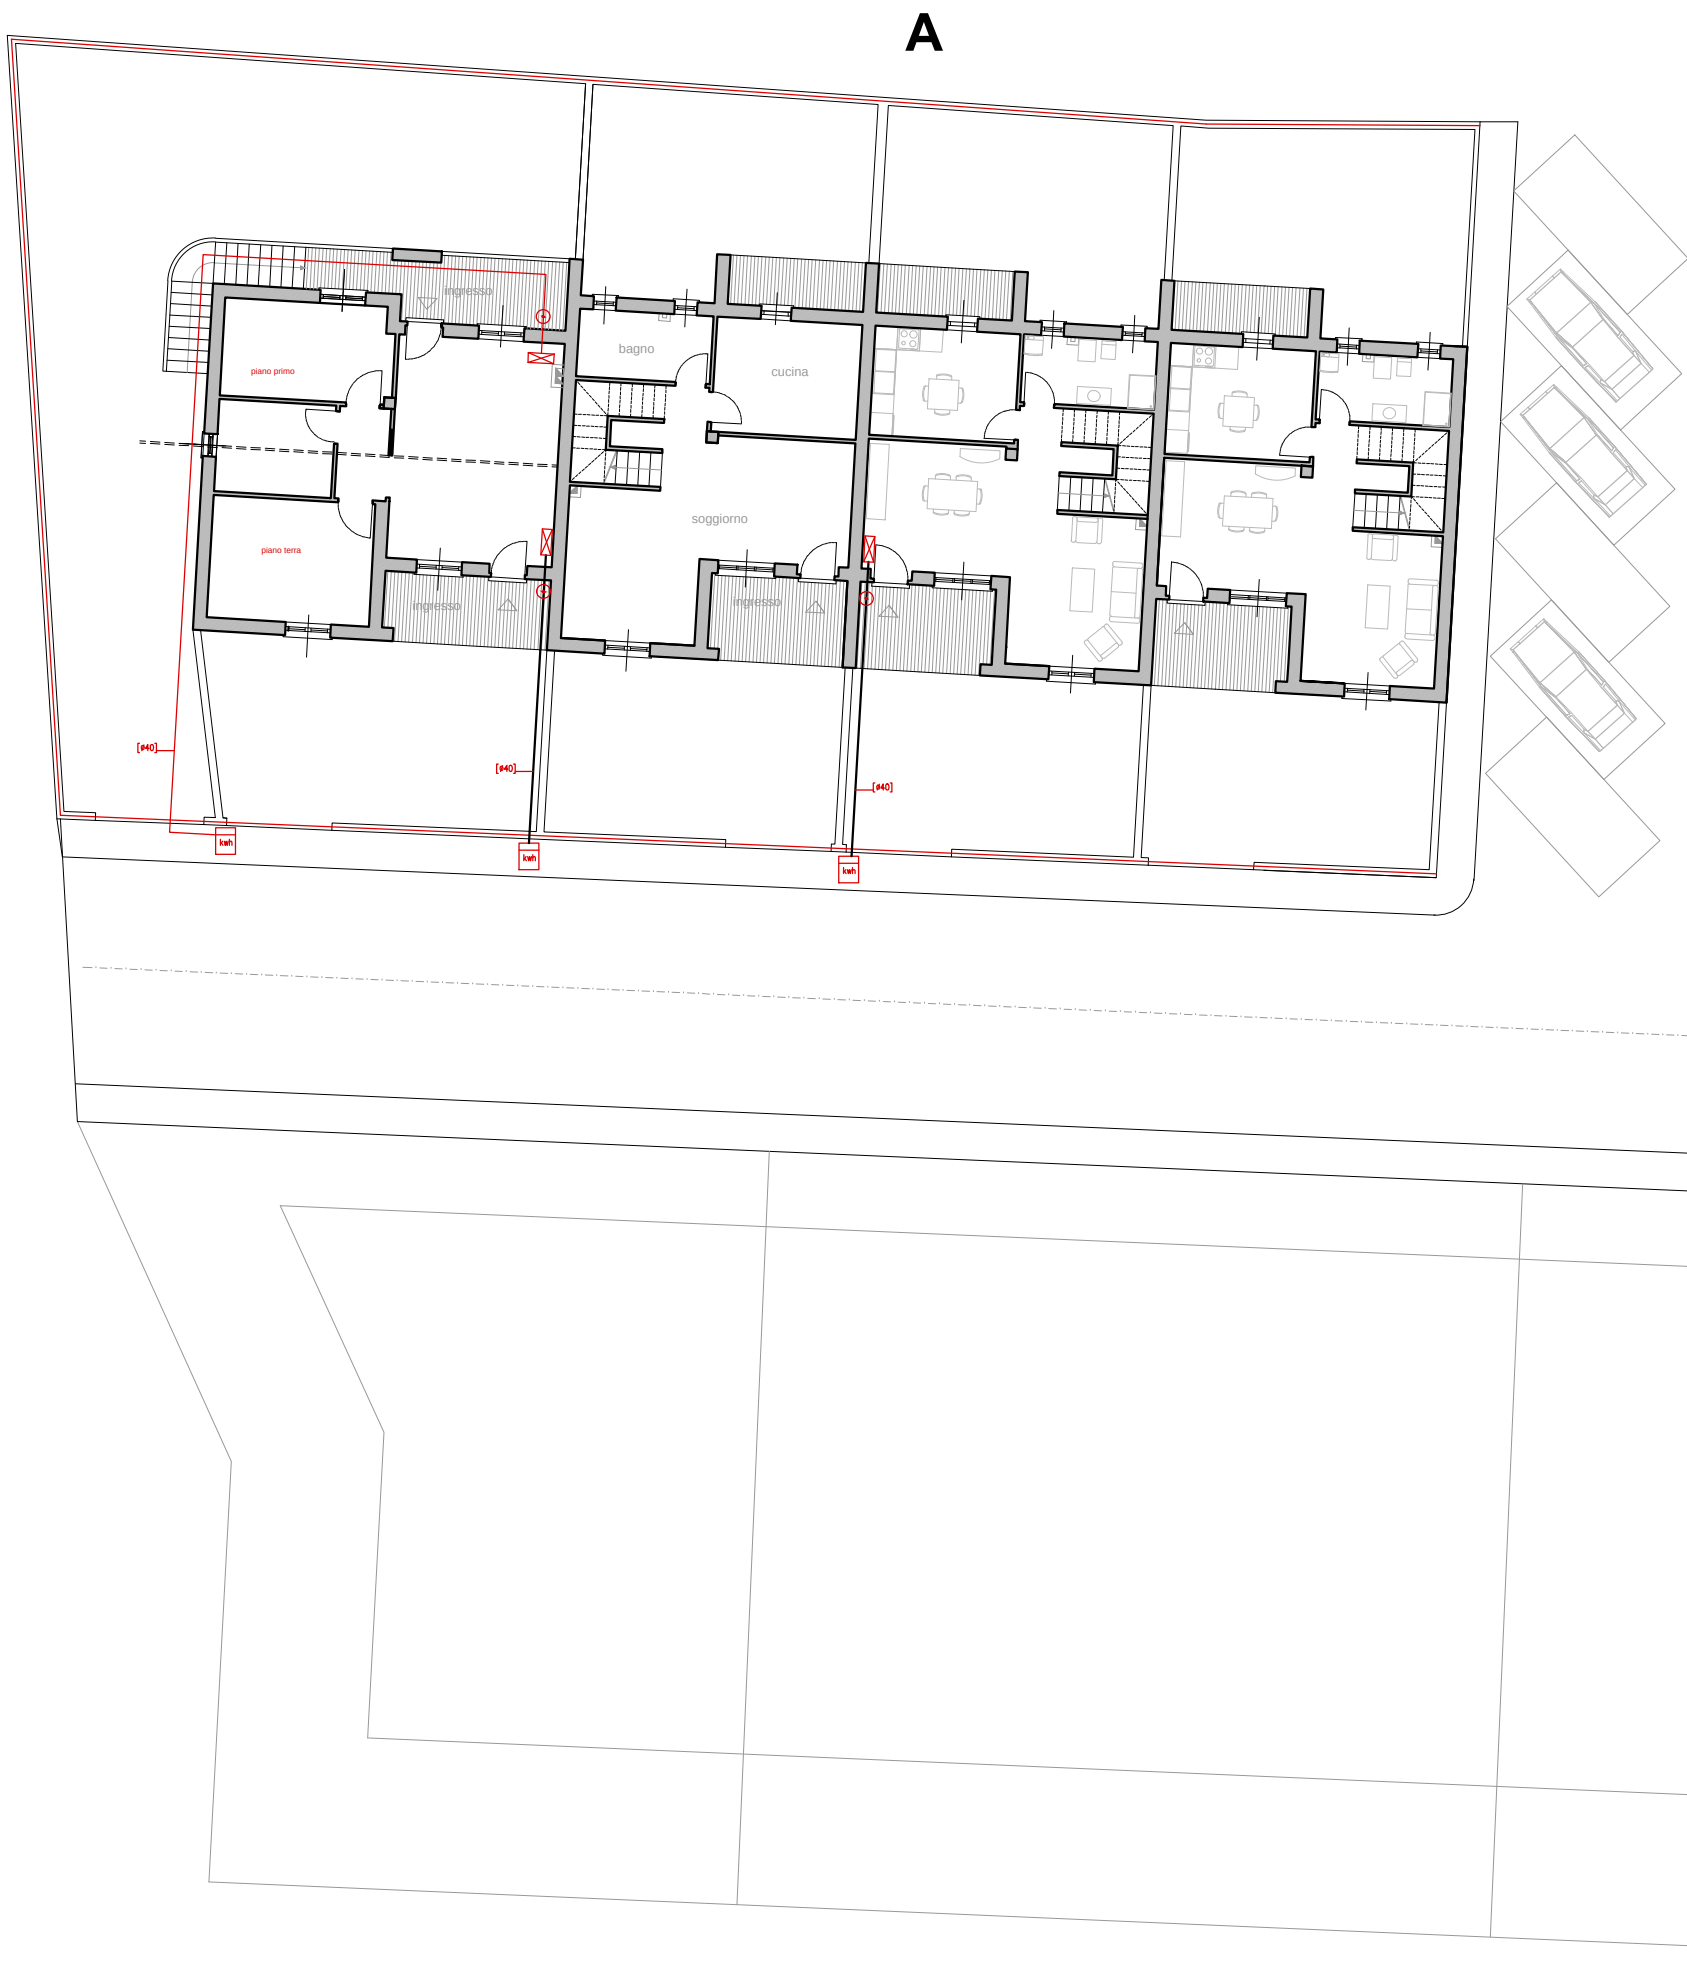

Impianti esterni_citofonico
scala 1:200

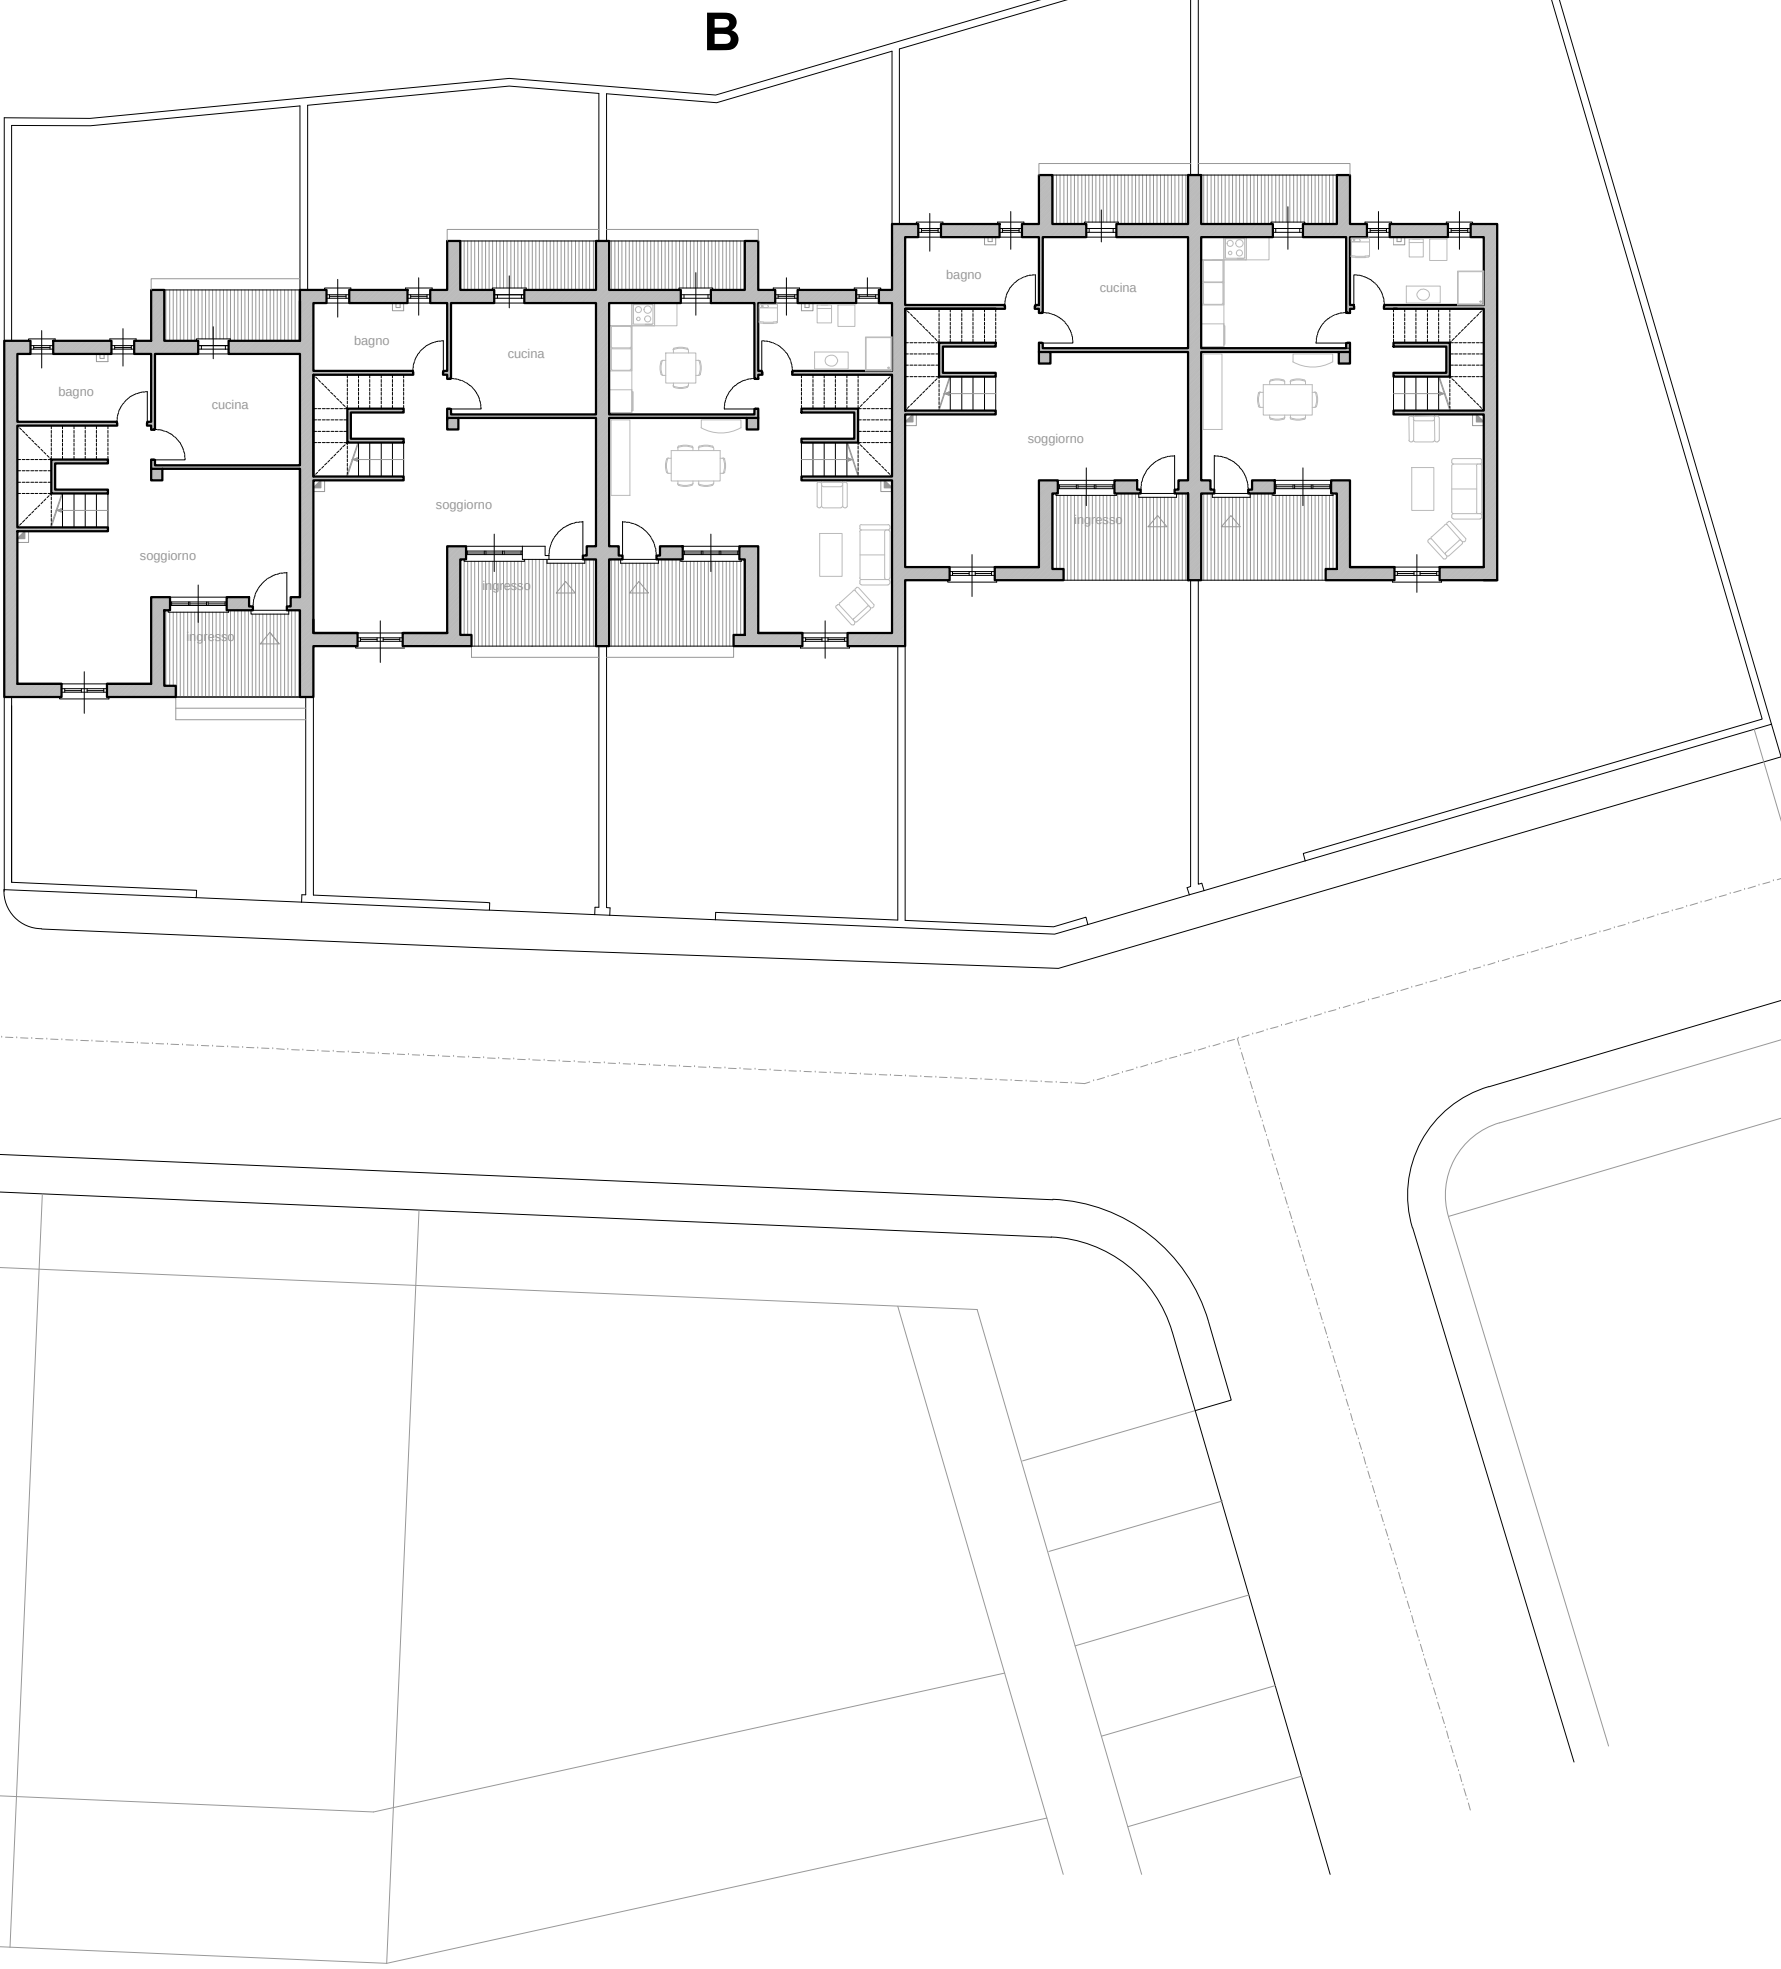

Servizio Territoriale Gestione Immobili di Nuoro

azienda regionale per l'edilizia abitativa
azienda regionale pro s'edilizia abitativa

PROGRAMMA STRAORDINARIO E.R.P.
DGR n° 39/97 del 10/12/2002

COMUNE DI ONANI'

LAVORI DI COMPLETAMENTO DI 10 ALLOGGI
IN LOCALITÀ VIA DEI MARTIRI
A SEGUITO DI RESCISSIONE CONTRATTUALE

PROGETTAZIONE

UFFICIO TECNICO DEL DISTRETTO DI NUORO

PROGETTO ESECUTIVO
Progetto: Impianto Elettrico e Citofonico Esterno
Pianta tipo

TAVOLA
05

DATA: Luglio 2016

AGGIORNATO:

SCALA
1:200

Il Responsabile del Procedimento:
Arch. Giovanni Larocca Conte

