



Pianta tipo Impianto Elettrico_ alloggio da 95 mq
piano terra scala 1:50

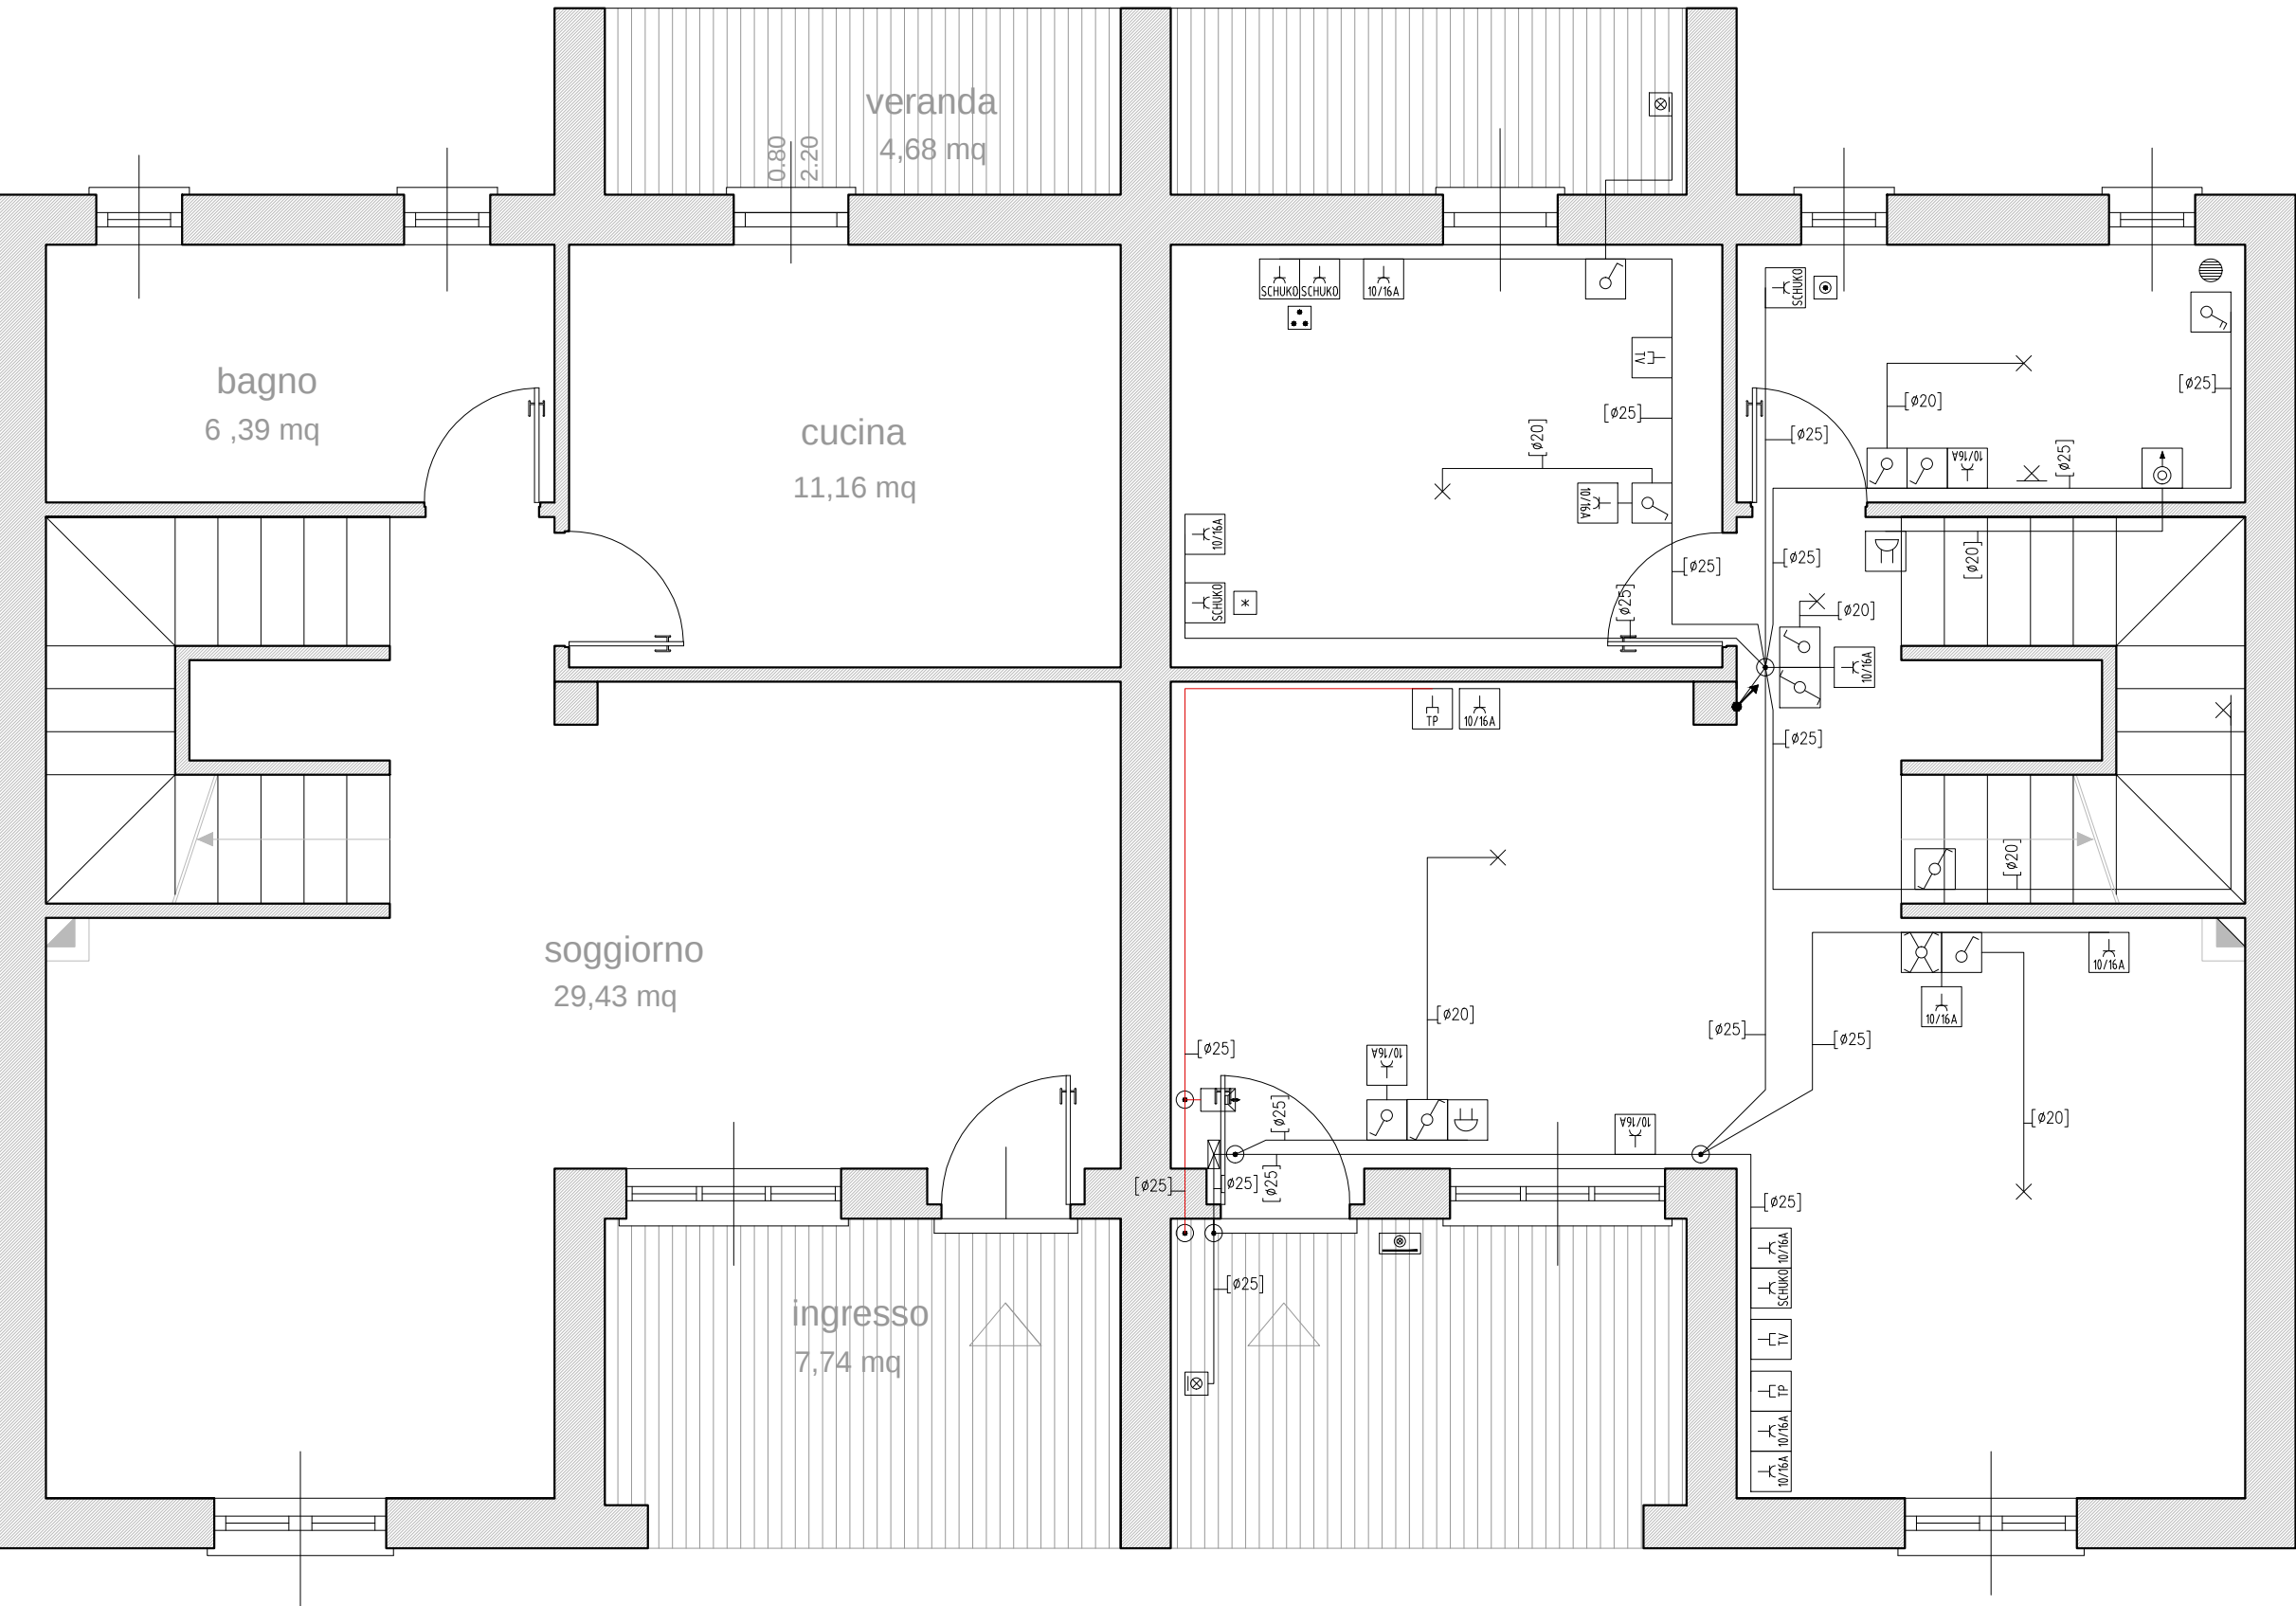


Pianta tipo Impianto Elettrico_ alloggio da 95 mq
piano primo scala 1:50

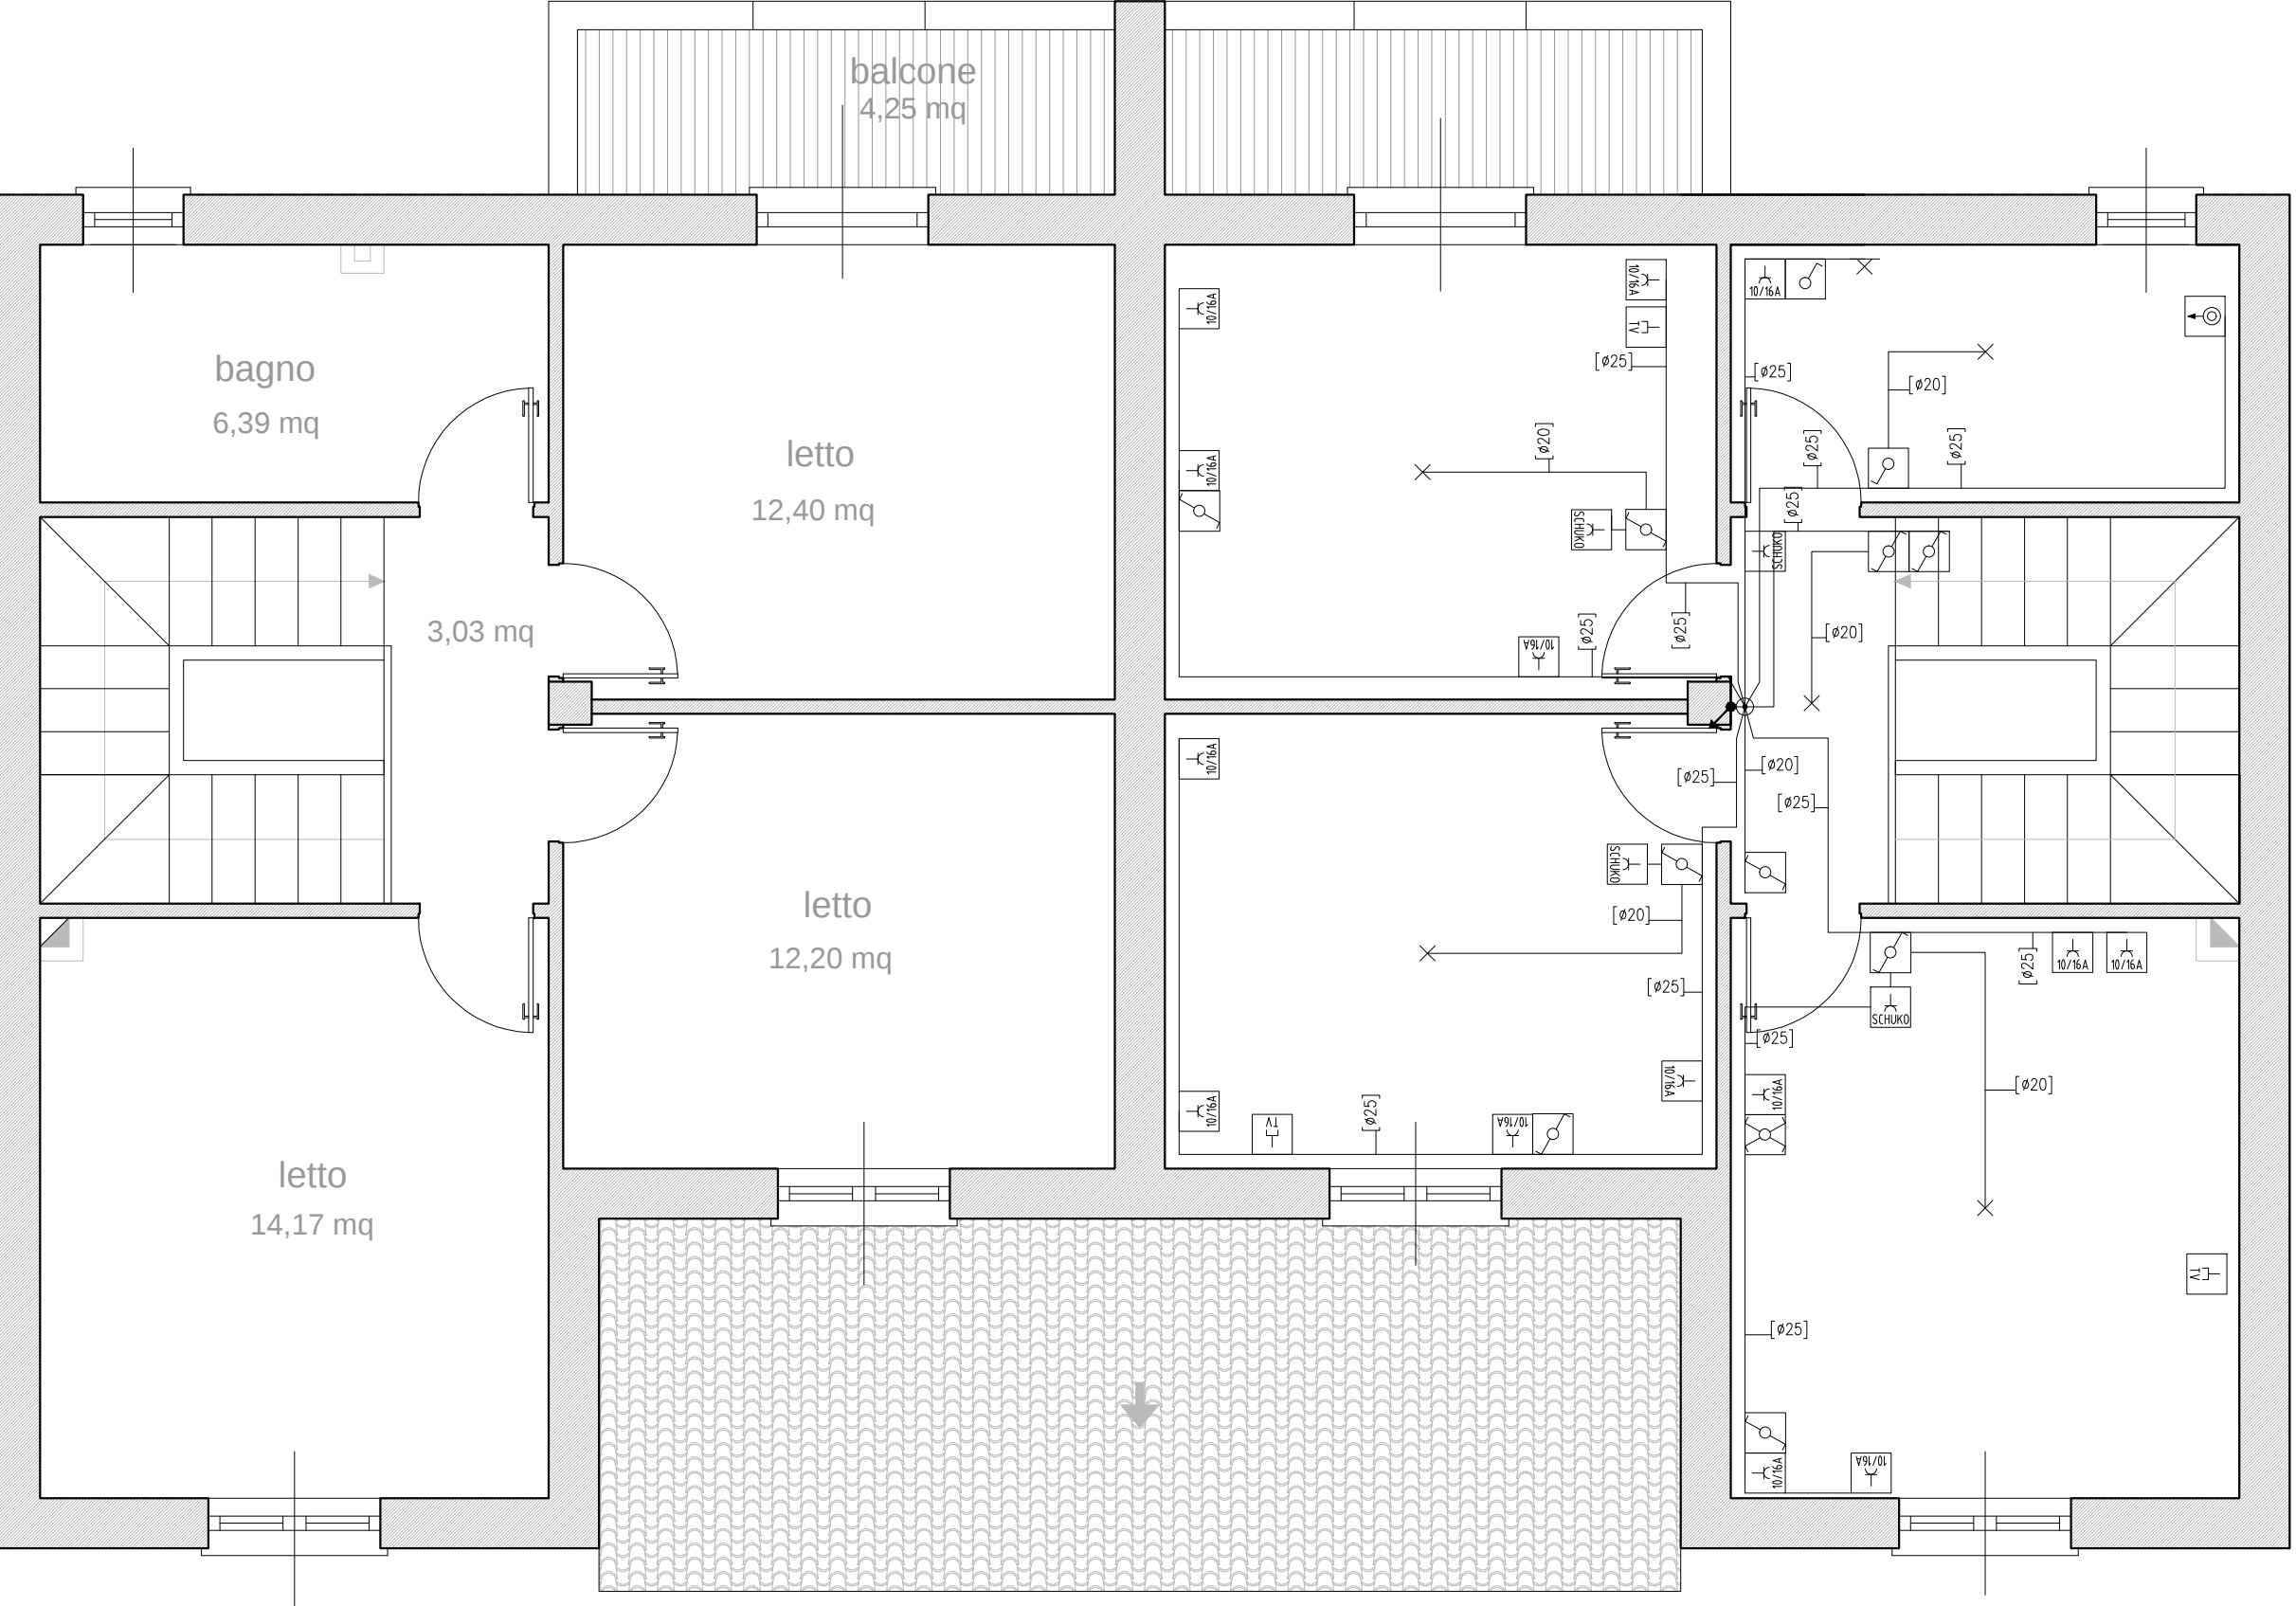


LEGENDA TIPO POSA

	Posa tipo 5		Cavi senza guaina in tubi protettivi annegati nella muratura
	Posa tipo 5A		Cavi multipolari in tubi protettivi annegati nella muratura

Centralino alloggi da 70mq

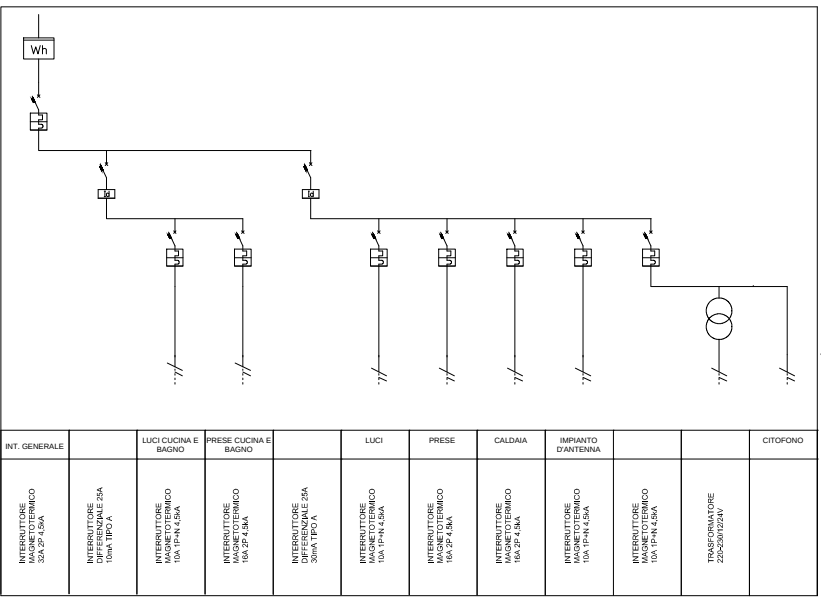


Centralino alloggi da 95mq

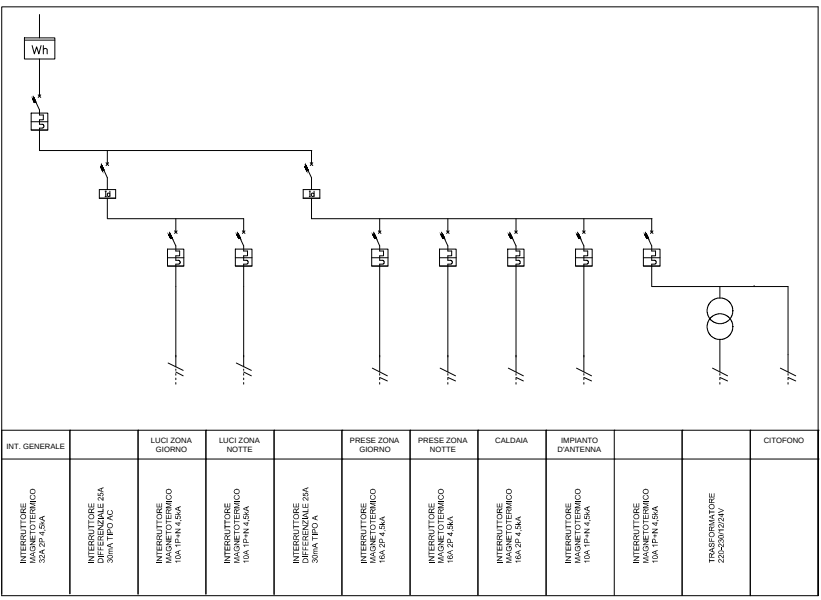


LEGENDA SIMBOLI

	Scaldia acqua (Boiler)
	Citofono o interfono
	Punto luce da esterno a parete
	Cucina elettrica
	Lavatrice
	Frigorifero
	Pulsante con targa portanome illuminato
	Inverter
	Presa per televisione
	Bipresa 10/16A 2P+PE
	Presa 10/16A 2P+PE SCHUKO
	Interruttore unipolare
	Presa per telefono
	Suoneria
	Deviatore unipolare
	Interruttore bipolare
	Scatola di derivazione da incasso
	Punto luce a parete
	Punto luce a soffitto
	Quadro di distribuzione
	Conduttura verticale discendente
	Conduttura verticale ascendente

Pianta Impianto Elettrico_ alloggio da 70 mq
piano terra scala 1:50

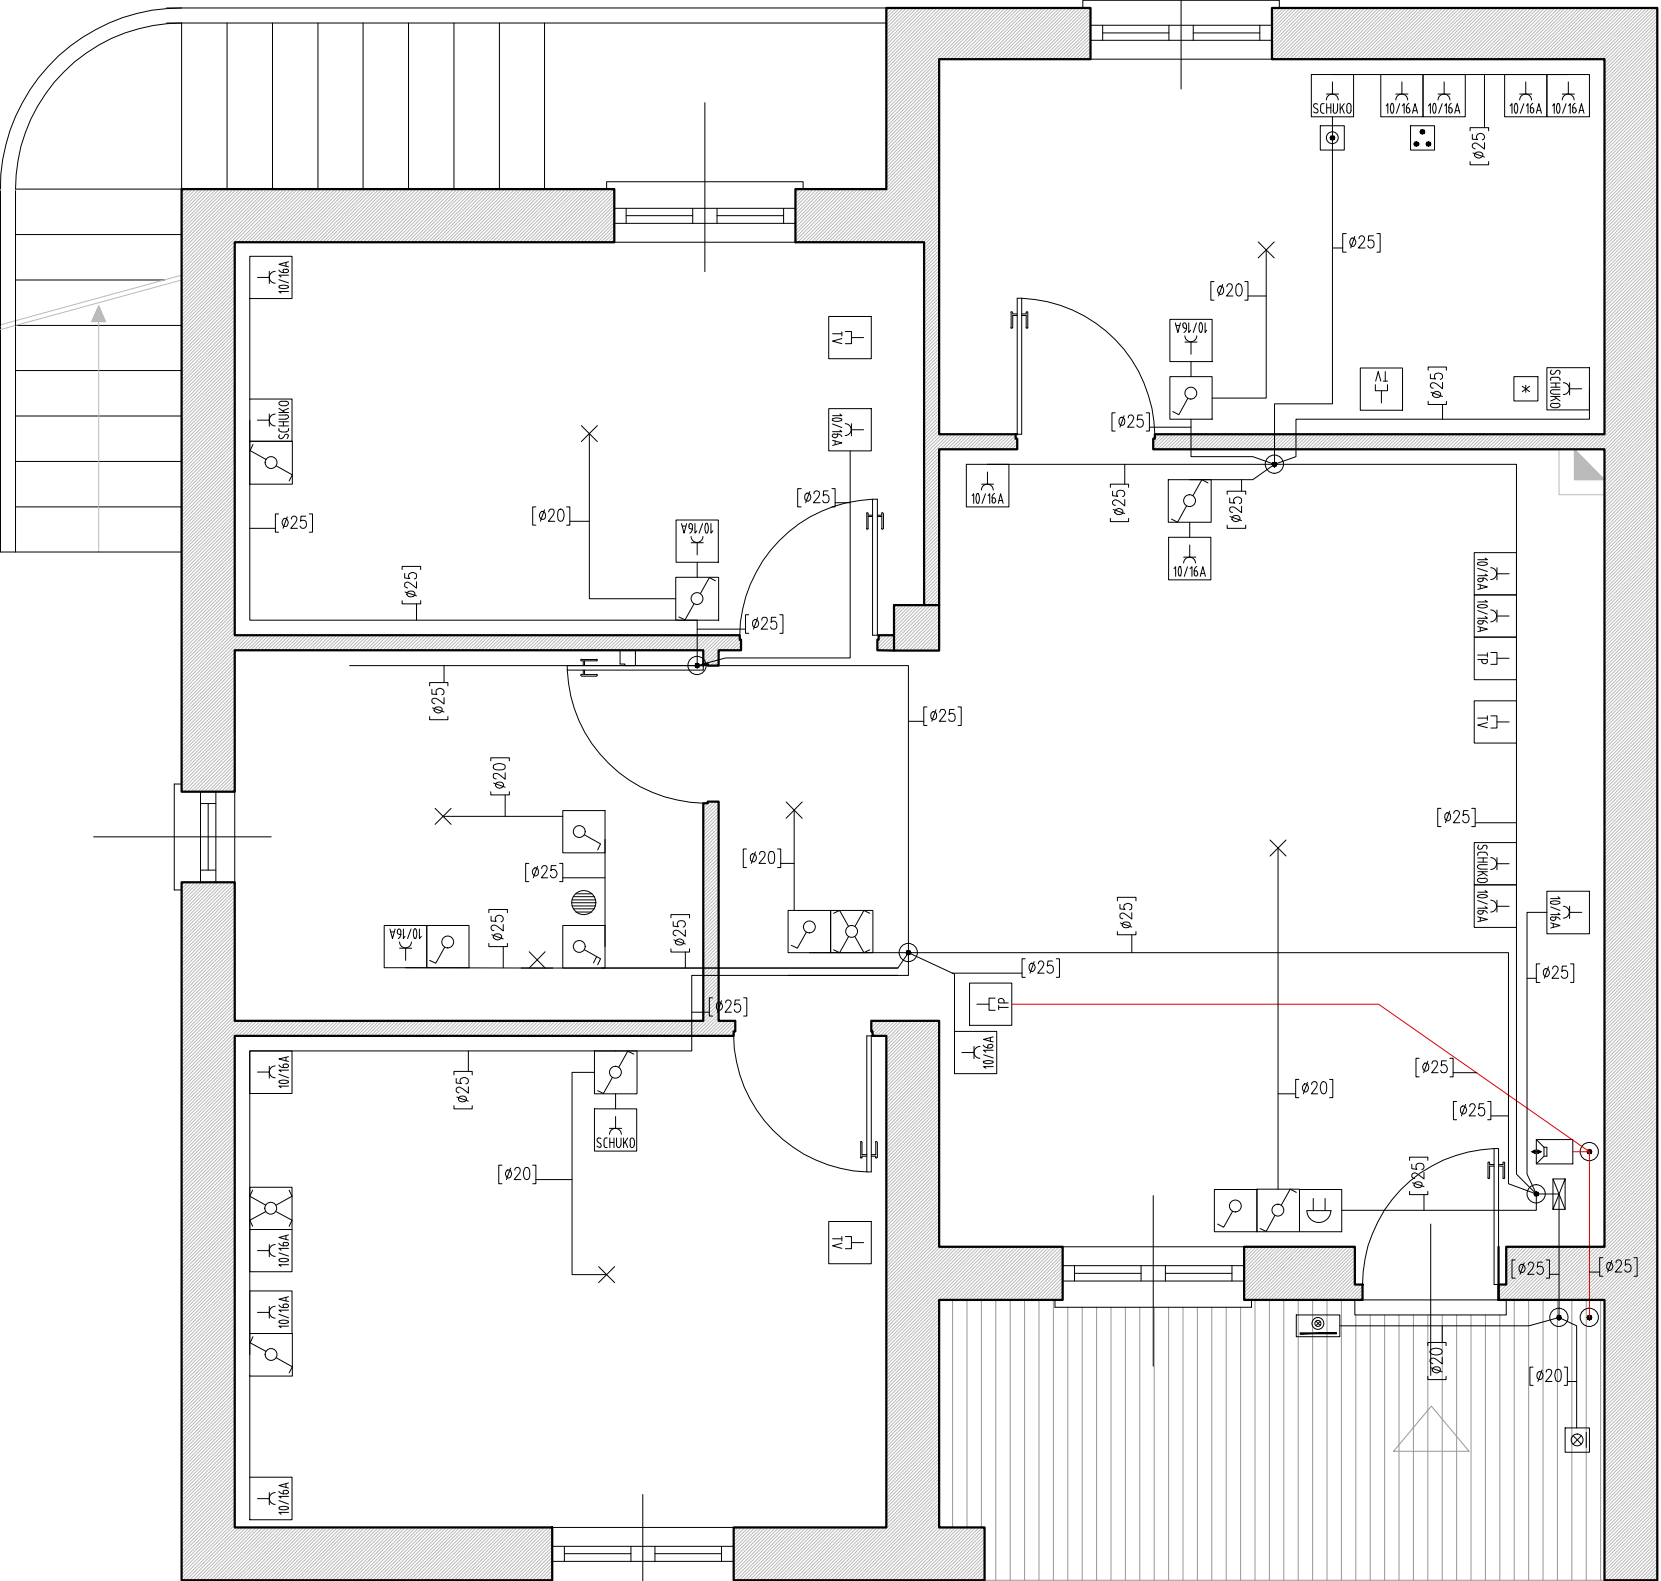

Pianta Impianto Elettrico_ alloggio da 70 mq
piano primo scala 1:50

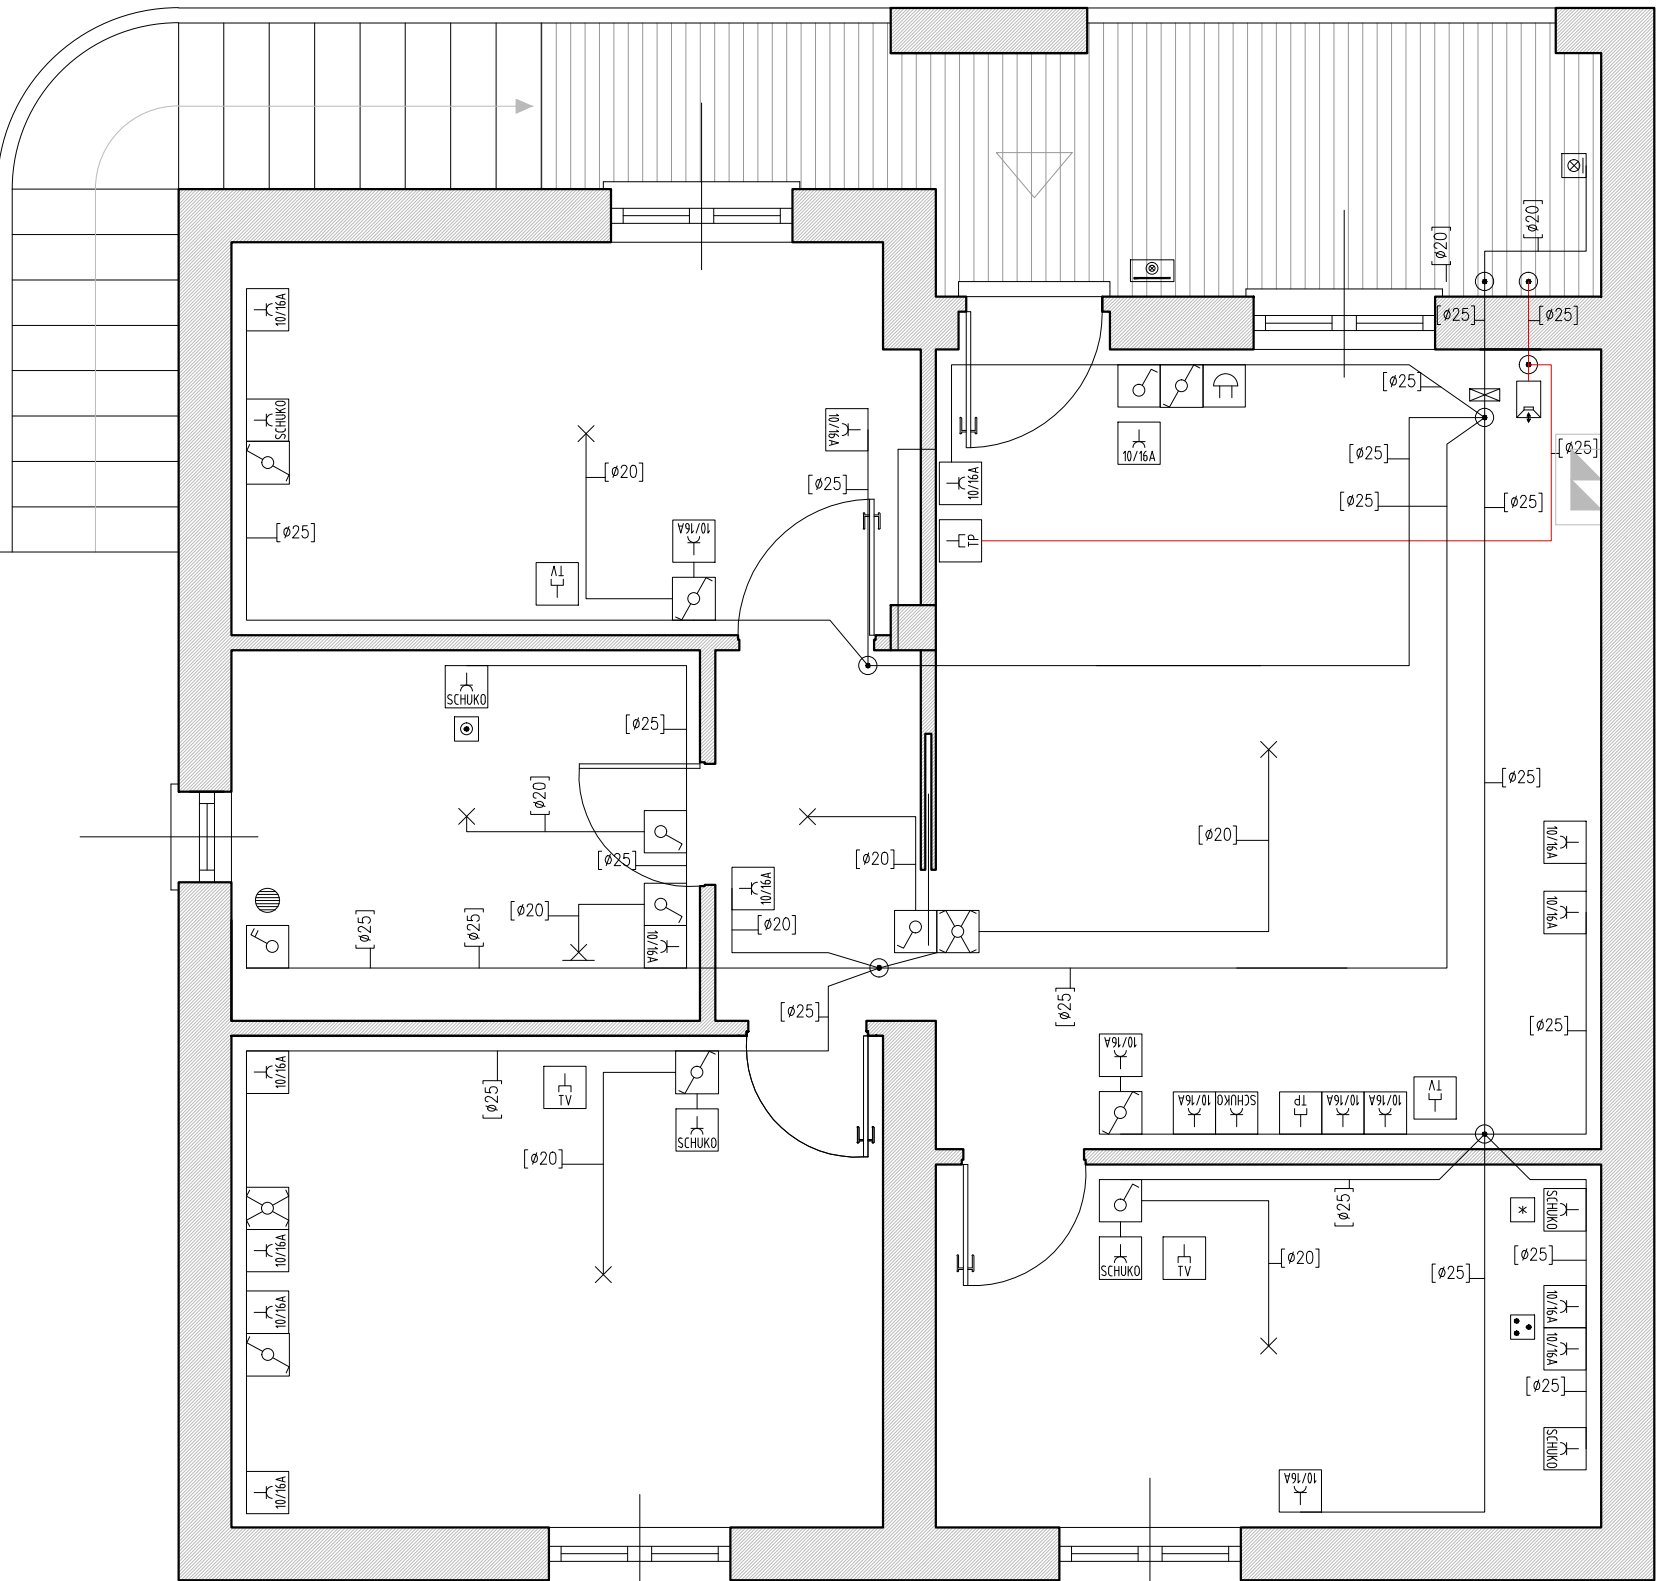

Servizio Territoriale Gestione Immobili di Nuoro

azienda regionale per l'edilizia abitativa
azienda regionale pro s'edilizia abitativa

PROGRAMMA STRAORDINARIO E.R.P.
DGR n° 39/97 del 10/12/2002

COMUNE DI ONANI'

LAVORI DI COMPLETAMENTO DI 10 ALLOGGI
IN LOCALITÀ VIA DEI MARTIRI
A SEGUITO DI RESCSSIONE CONTRATTUALE

PROGETTAZIONE

UFFICIO TECNICO DEL DISTRETTO DI NUORO

PROGETTO ESECUTIVO

Progetto: Pianta tipo impianto elettrico

DATA: Luglio 2016

AGGIORNATO: Febbraio 2017

Il Responsabile del Procedimento:
Arch. Giovanni Larocca Conte

TAVOLA

06

SCALA
1:50

