



COMUNE DI OSINI


Provincia dell'Ogliastro

PROGETTO ARCHITETTONICO


REALIZZAZIONE DI N.7 ALLOGGI DI E.R.P.
NELLA ZONA B2 SULLA CIRCONVALLAZIONE
A SUD-OVEST DELL'ABITATO

PROGRAMMA COSTRUTTIVO DI EDILIZIA RESIDENZIALE PUBBLICA D.G.R. 10/12/2002 N° 39/97 – D.G.R. 20/10/2011 N° 42/23			FABBRICATI N°	ALLOGGI N°	VANI N°
			2	7	31,96
PROGETTO ☐ PRELIMINARE ☒ DEFINITIVO ☐ ESECUTIVO			OGGETTO: TAV. 19		
IMPIANTO ELETTRICO			scalo VARIE data DICEMBRE 2014		
IL PROGETTISTA Dott. Ing. Guerino MURGIA			PARTICOLARI CONSTRUTTIVI		
I COLLABORATORI			IL COMMITTENTE		
Sophos Engineering s.r.l. Via Agata n° 1 - 08100 NUORO Tel. 0794230351 Fax 07941825653			IL RESPONSABILE DEL PROCEDIMENTO Arch. Giovanni LAROCCA CONTE		
azienda regionale per l'edilizia abitativa AREEA CANTIERO DI NUORO (Via Garibaldi - Tel. 079/500001)					

PARTICOLARE DI POZZETTO DI TERRA CON DISPERSORE

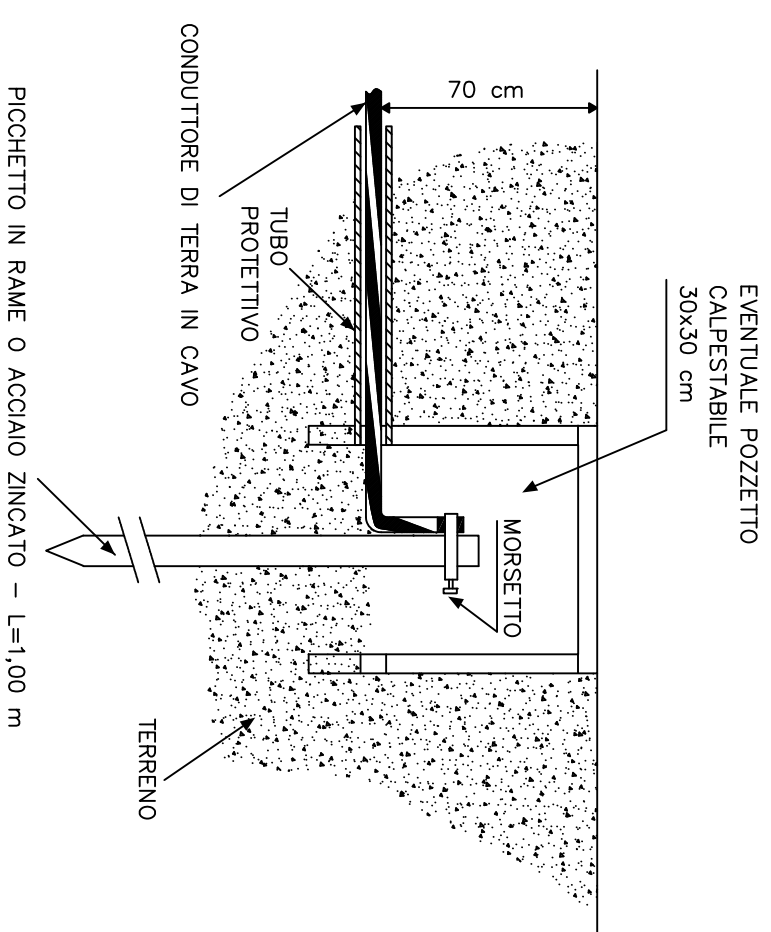

PARTICOLARI DI MORSETTI DI COLLEGAMENTO

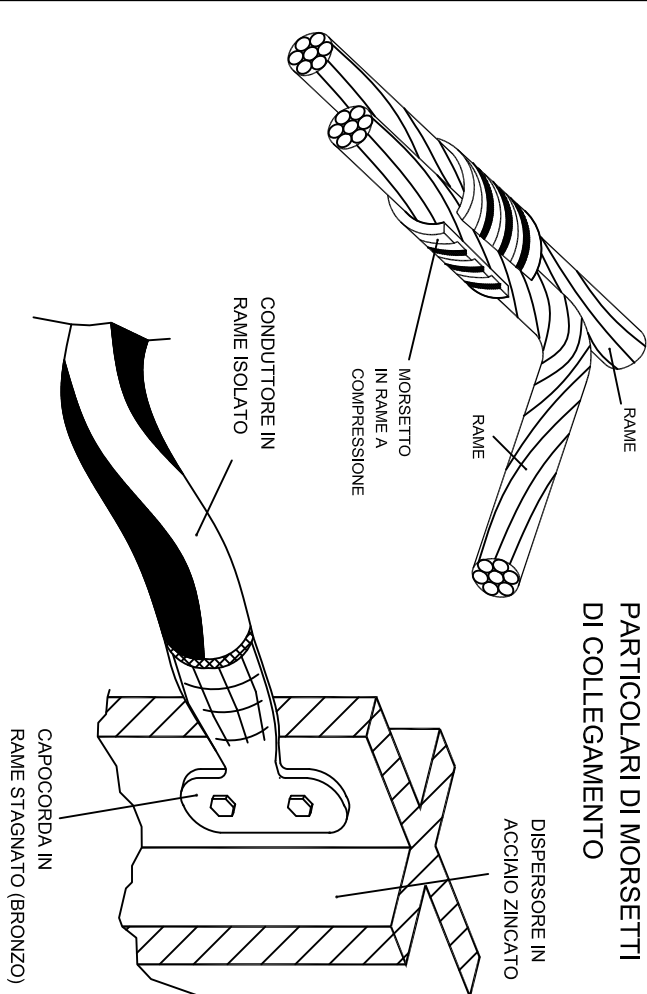

PARTICOLARE: TARGA DEI QUADRI

CONFORME ALLA NORMA:


COSTRUTTORE:

TIPO - N° IDENTIFICAZIONE:


Inq A tipo corrente f Hz

Ue V Grado di Protezione IP


PARTICOLARE DI COLLEGAMENTI DI MASSE ESTRANEE (TUBAZIONI METALLICHE)

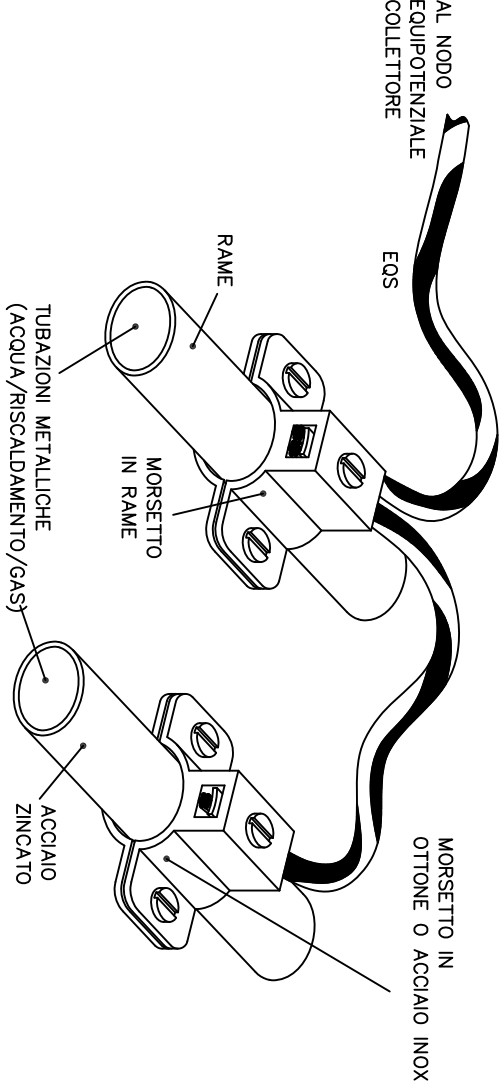


PARTICOLARE MORSETTERIA PE DI NODO EQUIPOTENZIALE

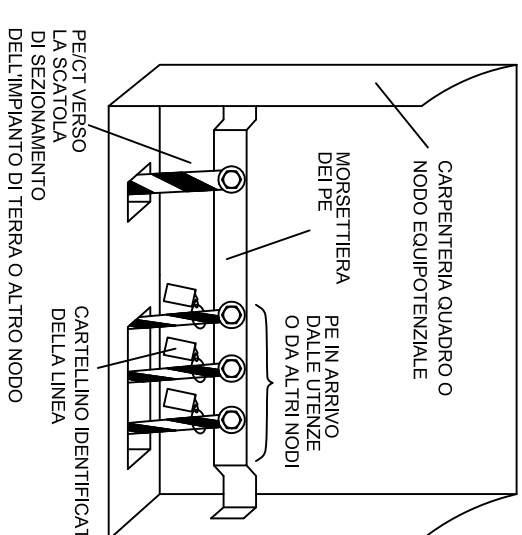




DETTAGLIO INSTALLAZIONE POSA INTERRATA

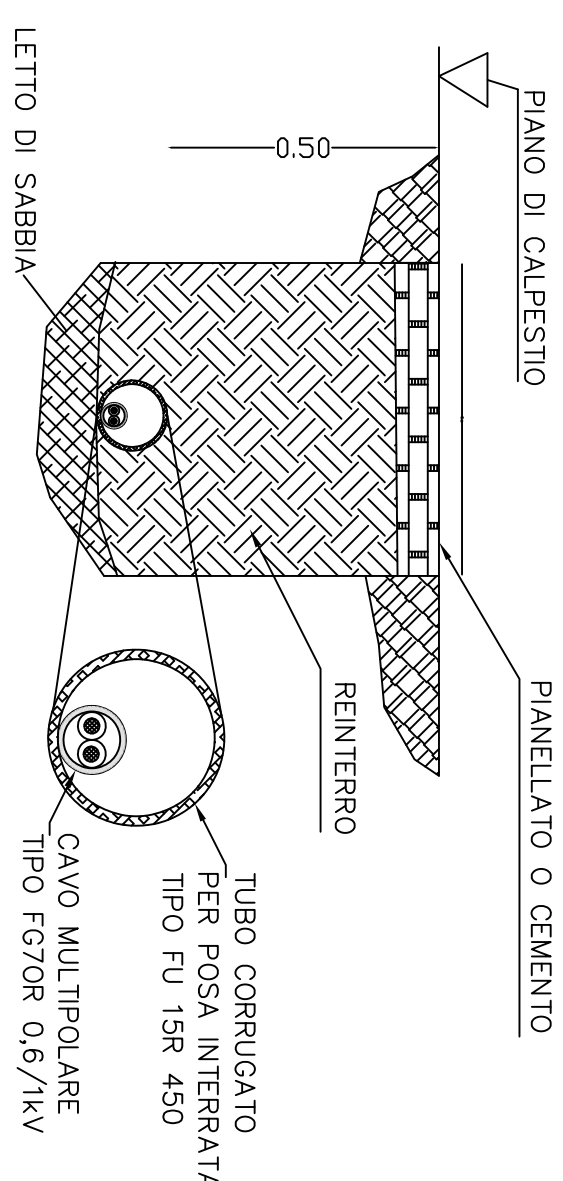

DETTAGLIO COLLEGAMENTO SCALDACQUA IN ZONA 1-2

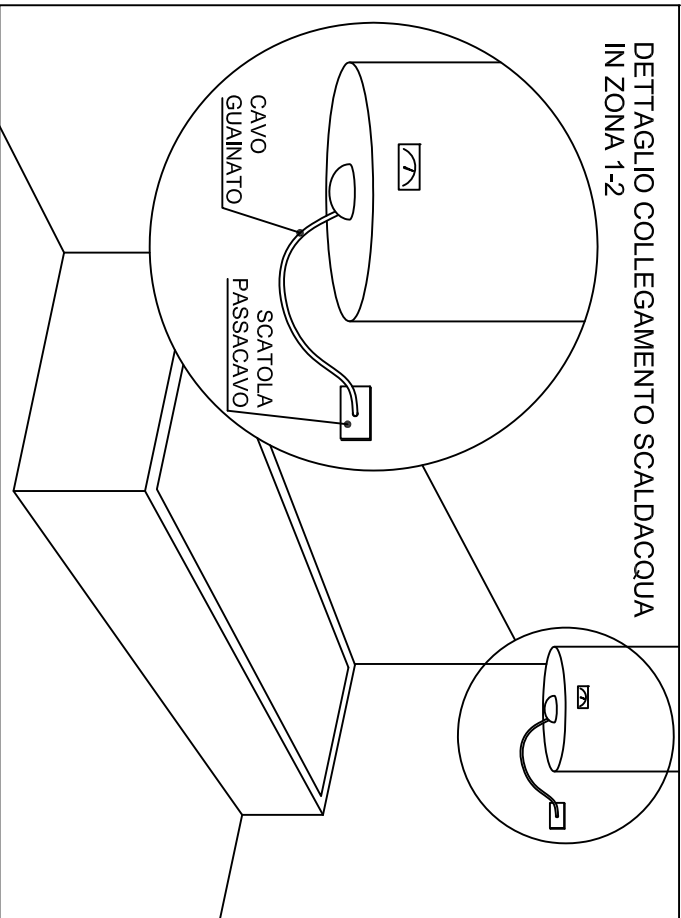


PARTICOLARI DI COLLEGAMENTI A PLINTI DI FONDAZIONE-FERRI DI ARMATURA

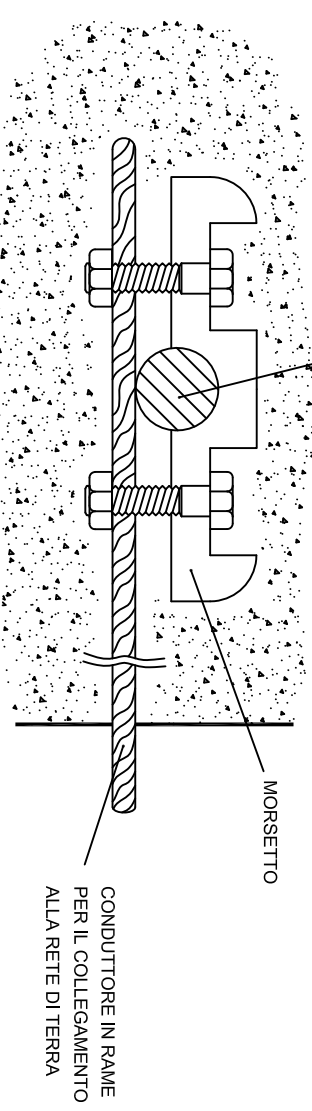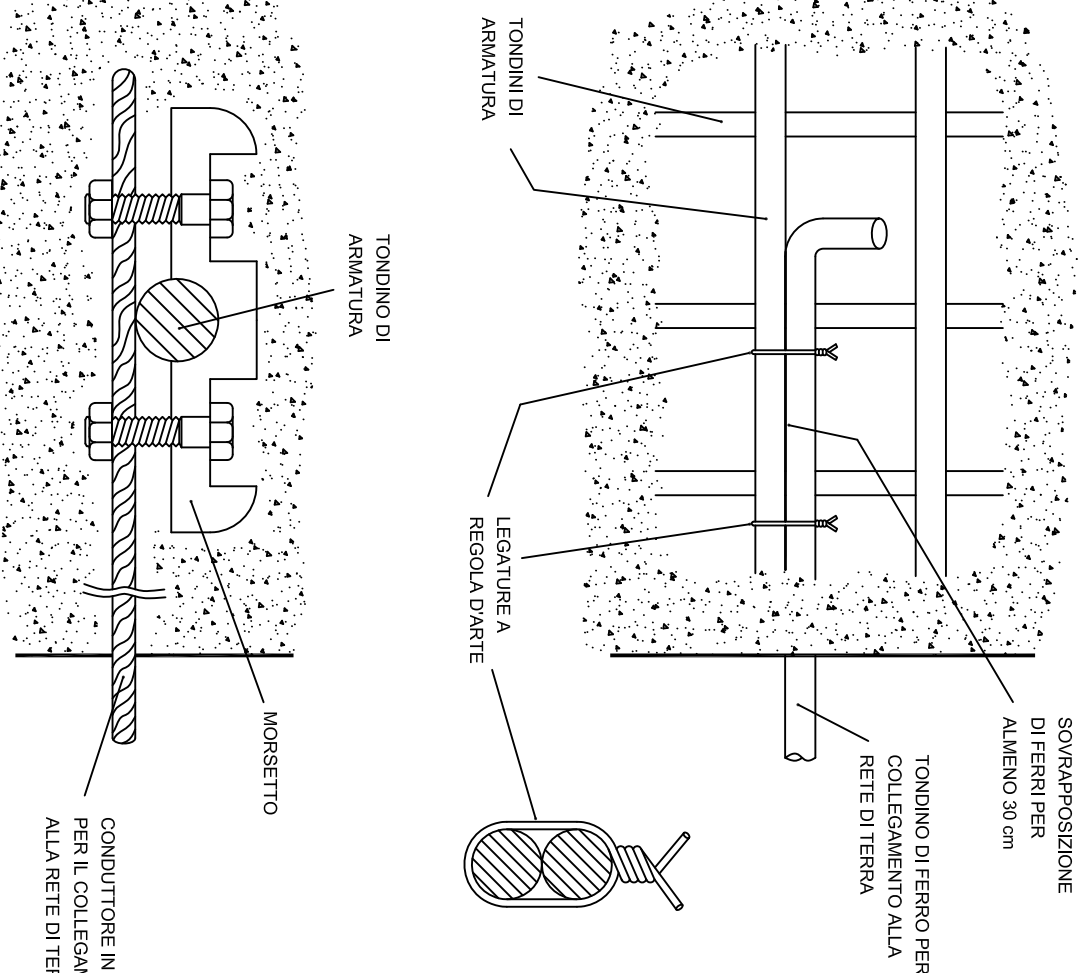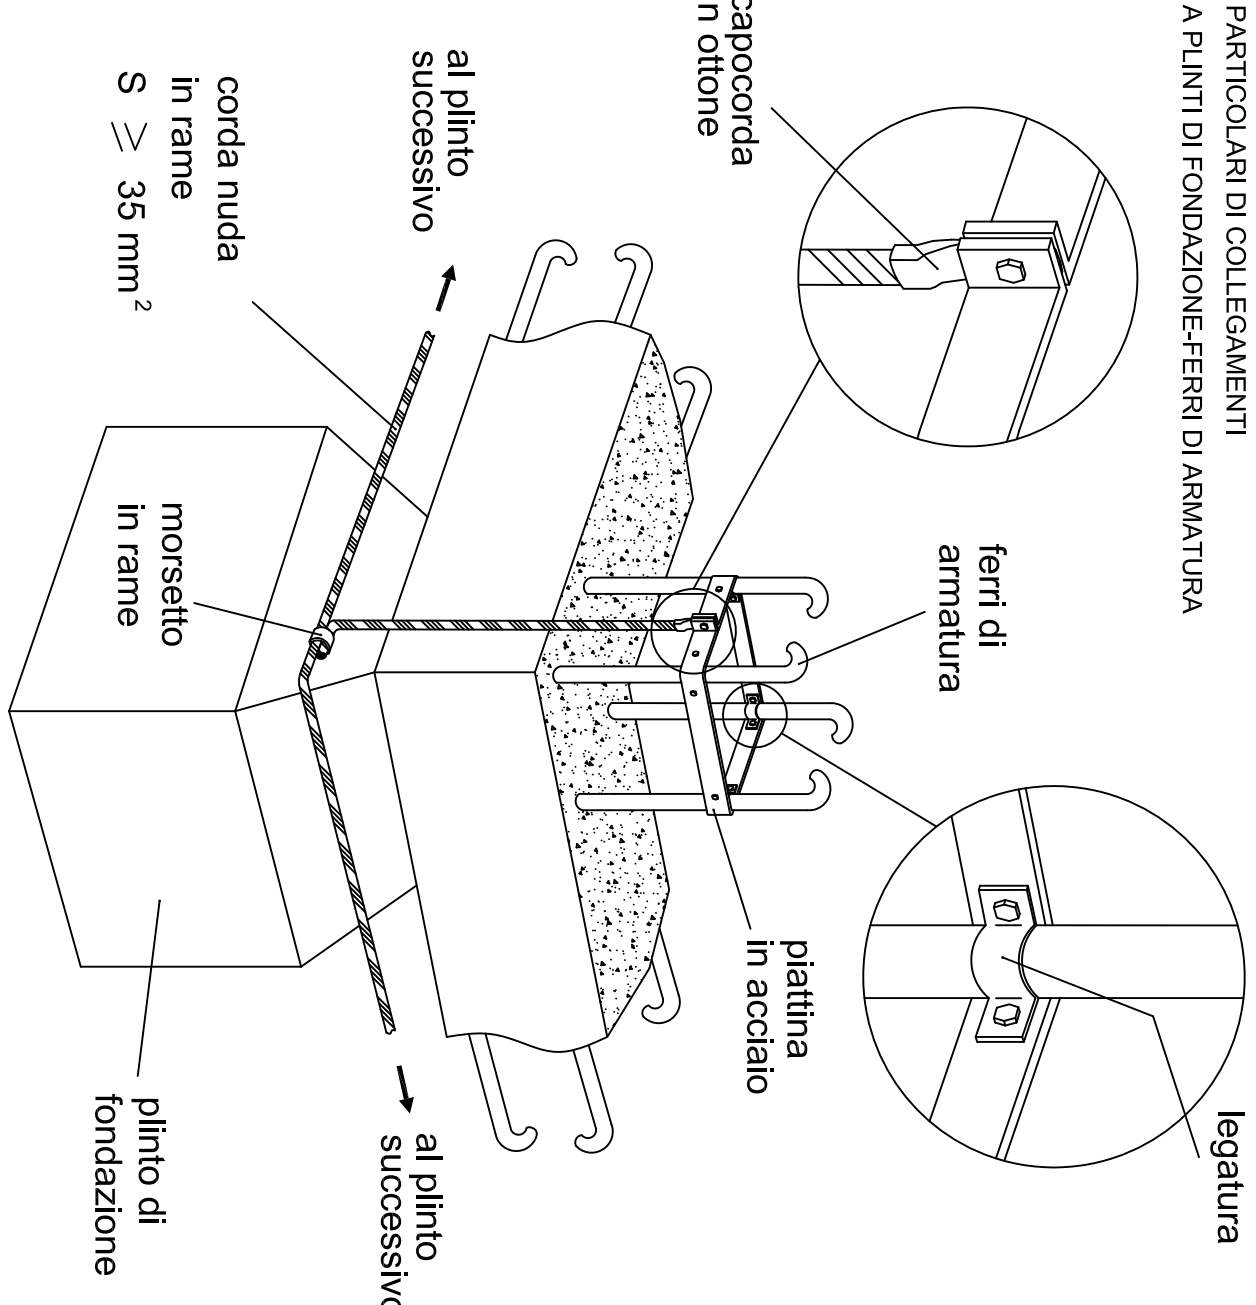

DETTAGLIO INSTALLAZIONE BAGNI: INDIVIDUAZIONE DELLE ZONE DI RISPETTO

SCALA 1:25

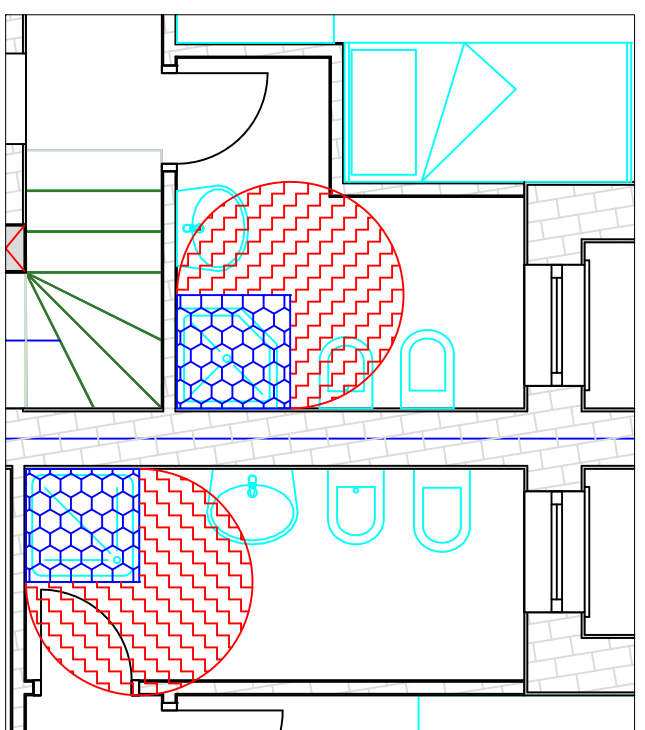

ZONE 0 - 1

ZONA 2

IN ZONA 0: NON SONO PREVISTI APPARECCHI ELETTRICI

IN ZONA 1: E' AMMESSO IL SOLO SCALDACQUA IP4X COLLEGATO SU SCATOLA PASSACAVO; NON SONO AMMESSE PRESE A SPINA

IN ZONA 3 SONO AMMESSE TUTTE LE APPARECCHIATURE SE PROTETTE DA DIFFERENZIALE CON Idn<=30mA